

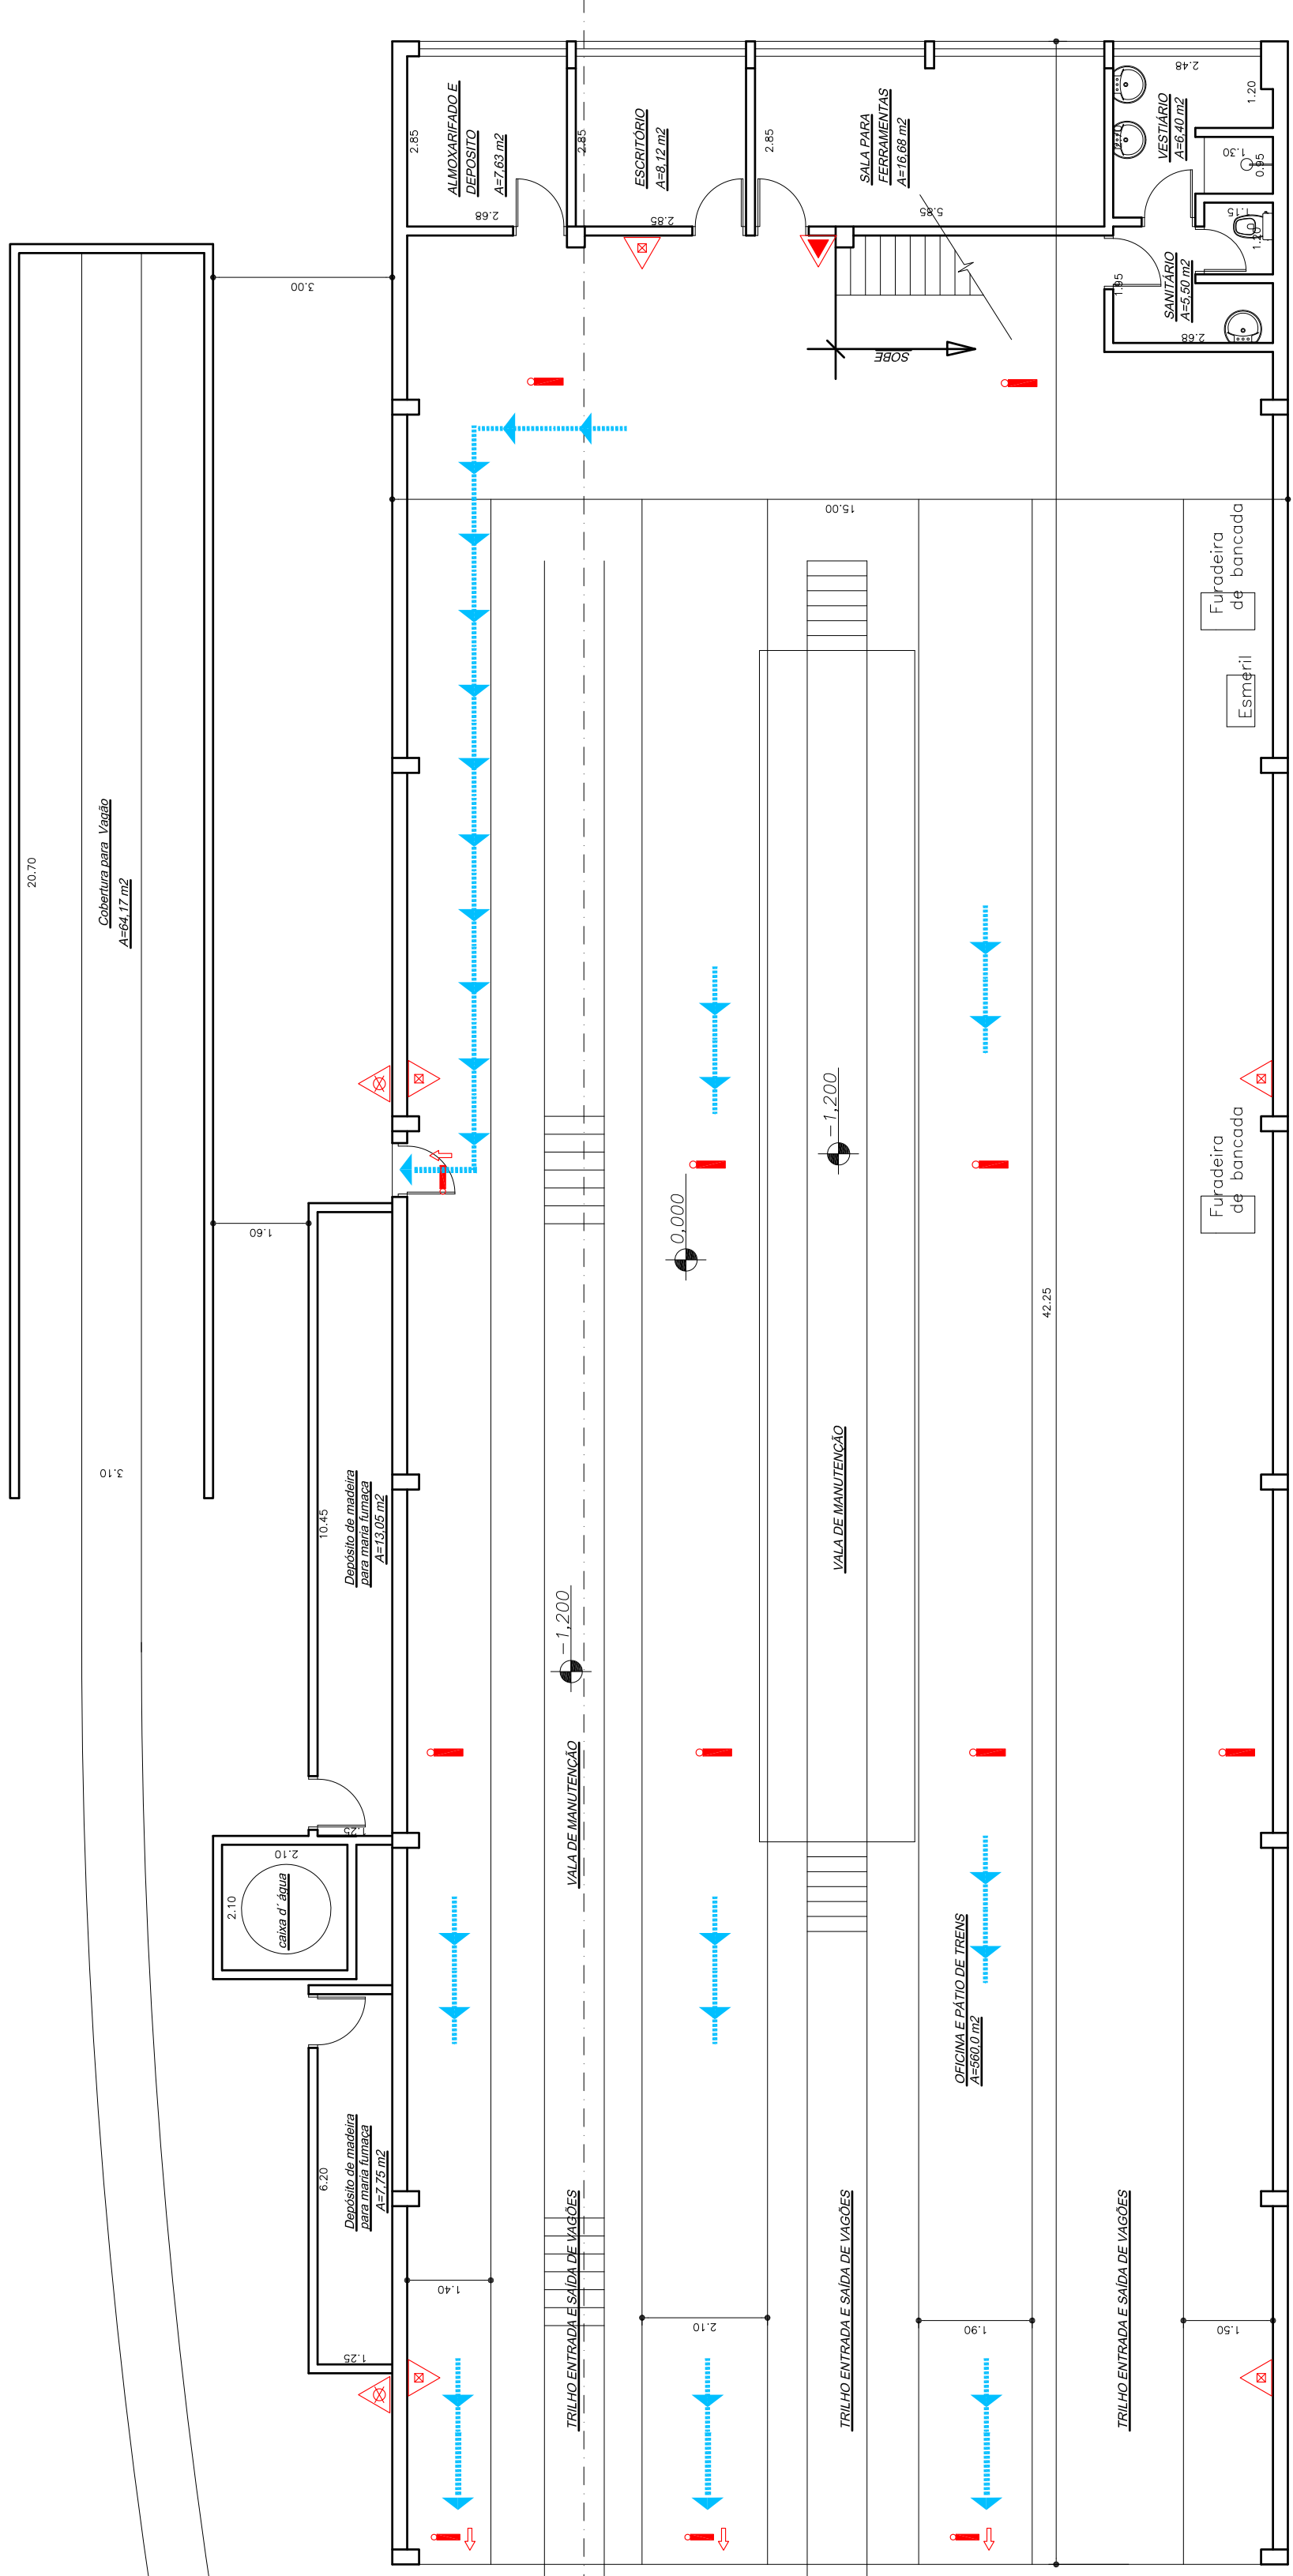


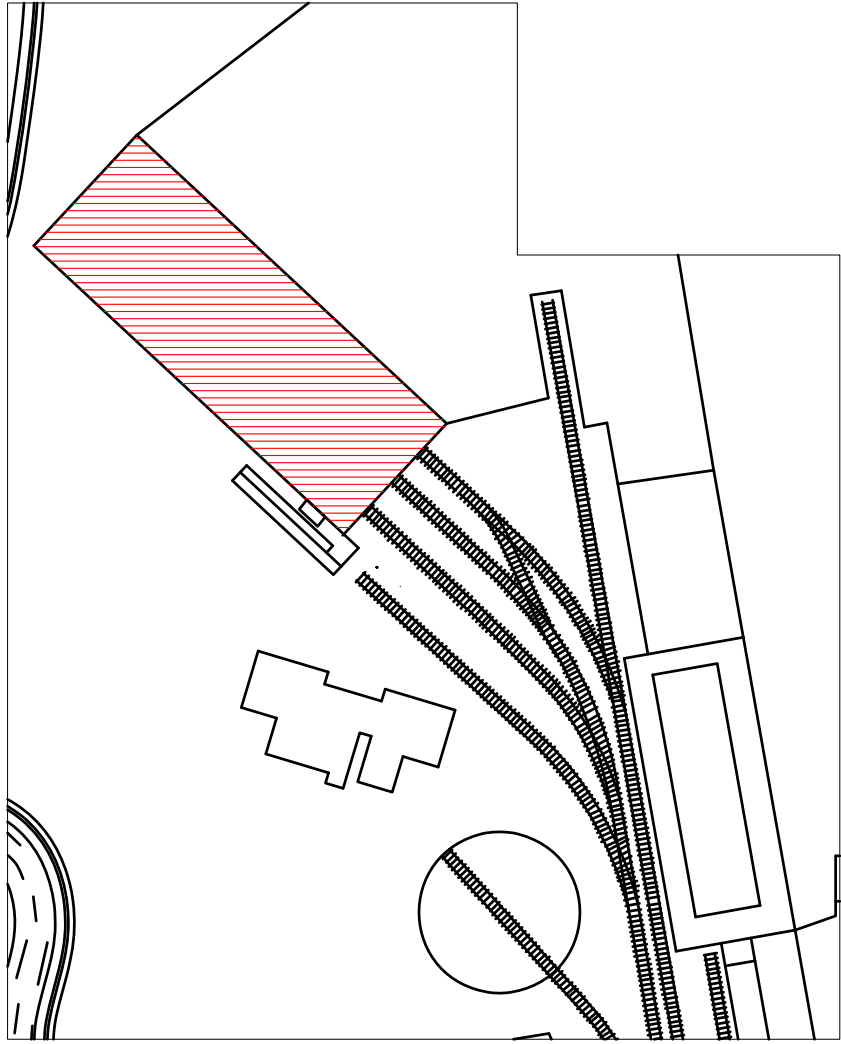


PLANTA PAVIMENTO SUPERIOR (ALOJAMENTO DOS FUNCIONÁRIOS)
ESCALA: 1:50

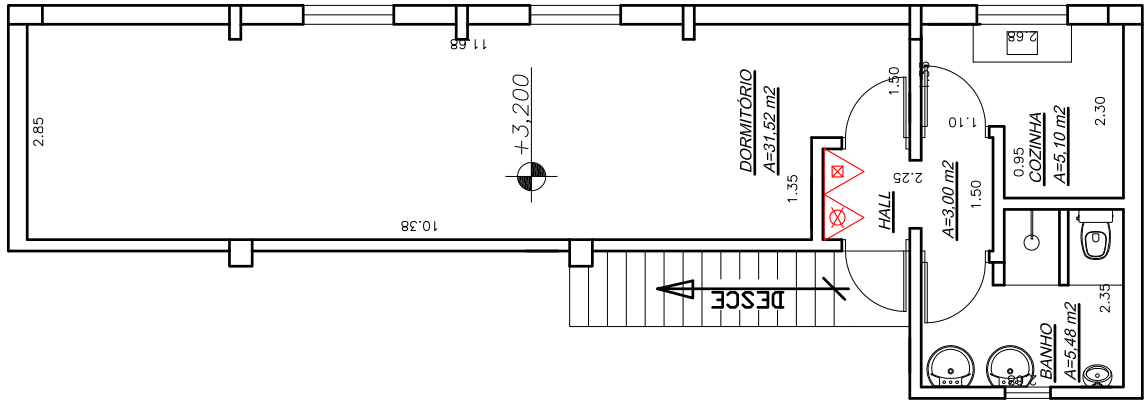


PLANTA CHAVE
ESCALA: 1:750

QUADRO DE ÁREAS (m²)	
TERRENO	
CONSTRUÇÃO	
PAV. TERREO	633,75 m²
OFICINA E PÁTIO DE TRENS	55,51 m²
DEPÓSITO DE MADEIRA	5,76 m²
CAIXA D'ÁGUA	665,02 m²
SUBTOTAL	54,74 m²
2º PAVIMENTO	
ALOJAMENTO DOS FUNCIONÁRIOS	719,76 m²
TOTAL	719,76 m²

COBERTURA PARA VAGÃO ... 71,40 m²

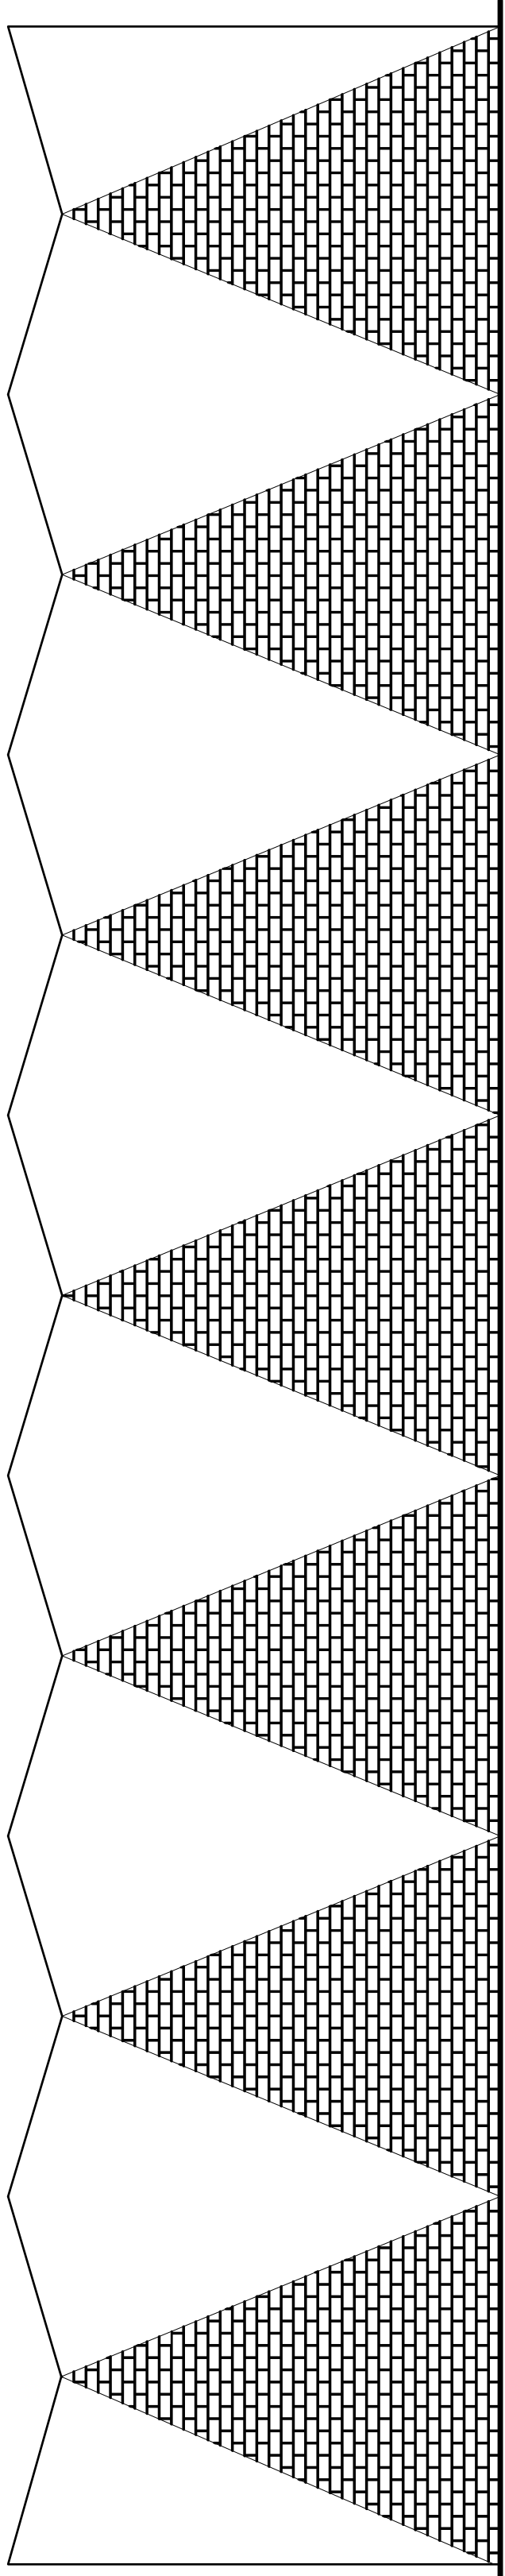

ELEVAÇÃO 1
ESCALA: 1:100

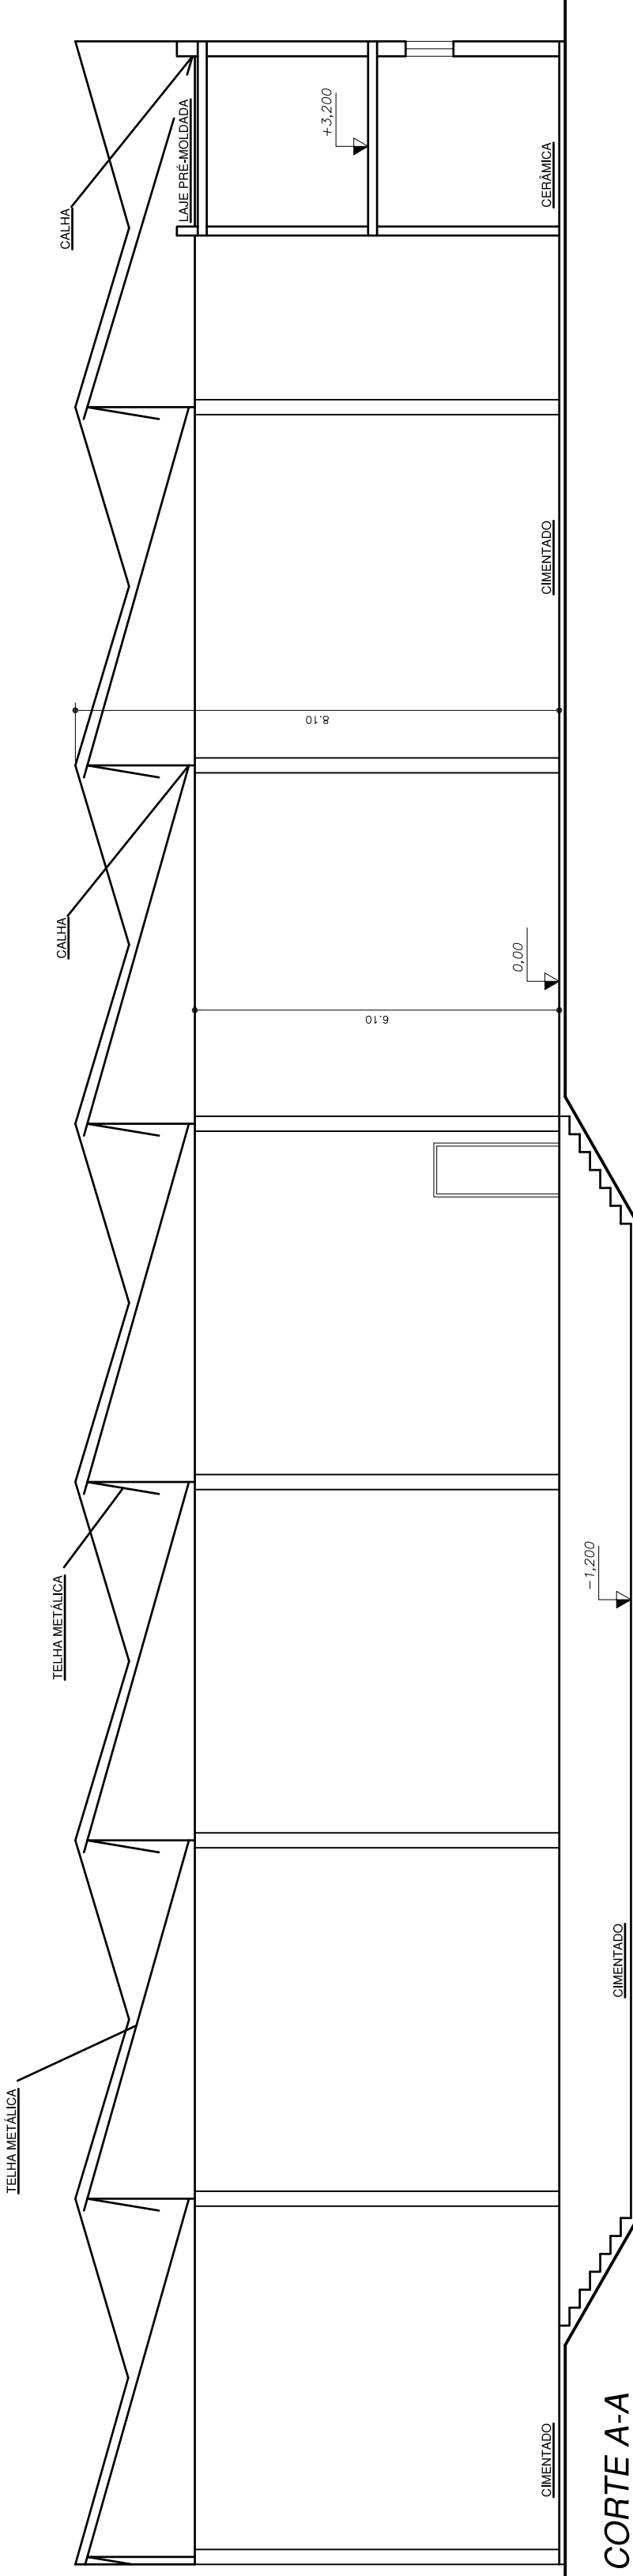

CORTE A-A
ESCALA: 1:100

PROPRIETÁRIO

RESPONSÁVEL TÉCNICO

UNICA

INDUSTRIAL / VAGÕES

RUA ENGENHEIRO DIOGO JOSÉ DE CARVALHO Nº 129

CAMPOS DO JORDÃO - SP

PROPRIETÁRIO: ENGENHEIRO DIOGO JOSÉ DE CARVALHO Nº 129

ESTRADA DE FERRAMENTAS METROPOLITANAS

ESTRADA DE FERRAMENTAS METROPOLITANAS

RESP. TÉCNICO: RICARDO ELIAS FILHO

OUT. A56807-7


ESCALA: INDICADAS

ÁREA DO TERRENO: 719,76 m²


ÁREA CONSTRUÍDA: 719,76 m²

DESENHO: GABRIELA



ACABAMENTOS	
△ PAREDE	
△ PAREDE REBOCADA PINTADA	
△ PAREDE REBOCADA	
△ FUNDAMENTO LATERAL COM TELHAS METÁLICAS	
△ PAREDE REVESTIDA DE AZULEJO ATÉ O TETO	
△ PAREDE DE MADEIRA	
△ PAREDE DE PVC	
○ ☐ RODAPÉ	
① CERÂMICO	
○ PISO	
① CERÂMICO	
② CIMENTADO	
③ MADEIRA	
☐ TETO	
① PERGO DE MADEIRO	
② CERÂMICA	
③ TUBO EM MADEIRA	
④ TUBO EM PVC	
⑤ TELHA DE ETHERMIT	
⑥ TELHA DE ETHERMIT COM ESTRUTURA DE MADEIRA	
⑦ MADEIRO APARENTE - ESTRUTURA METÁLICA E TELHA DE	

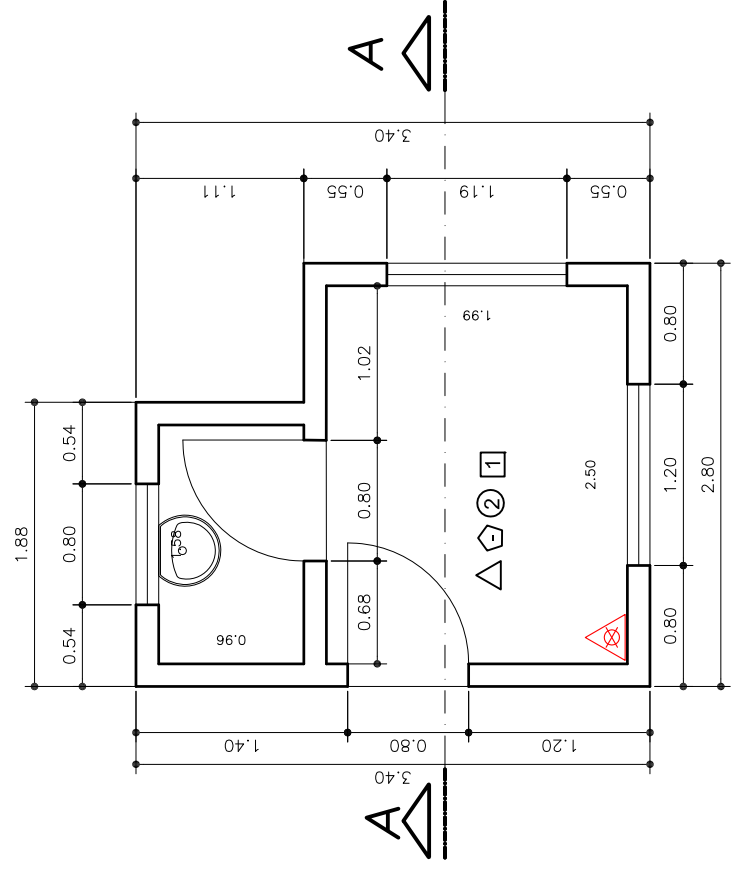

PLANTA GUARITA (PINDAMONHANGABA)

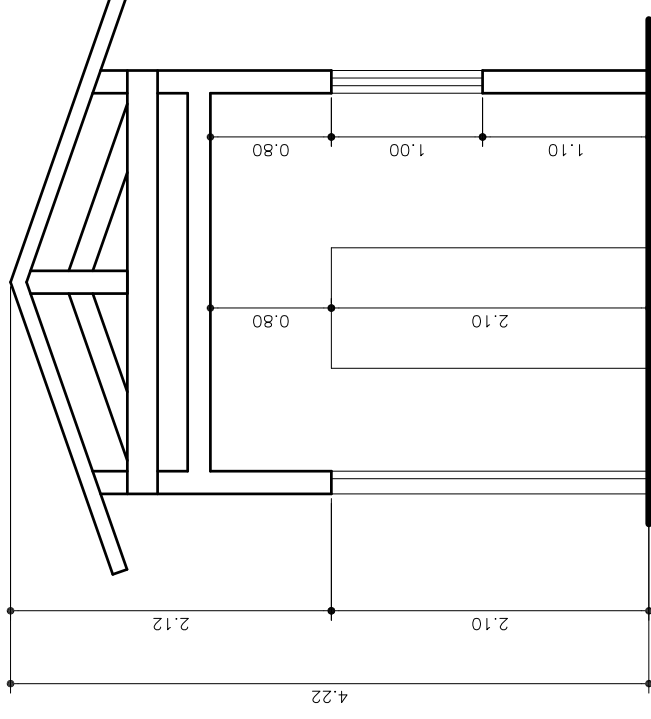


FACHADA PORTARIA
ESCALA: 1:50

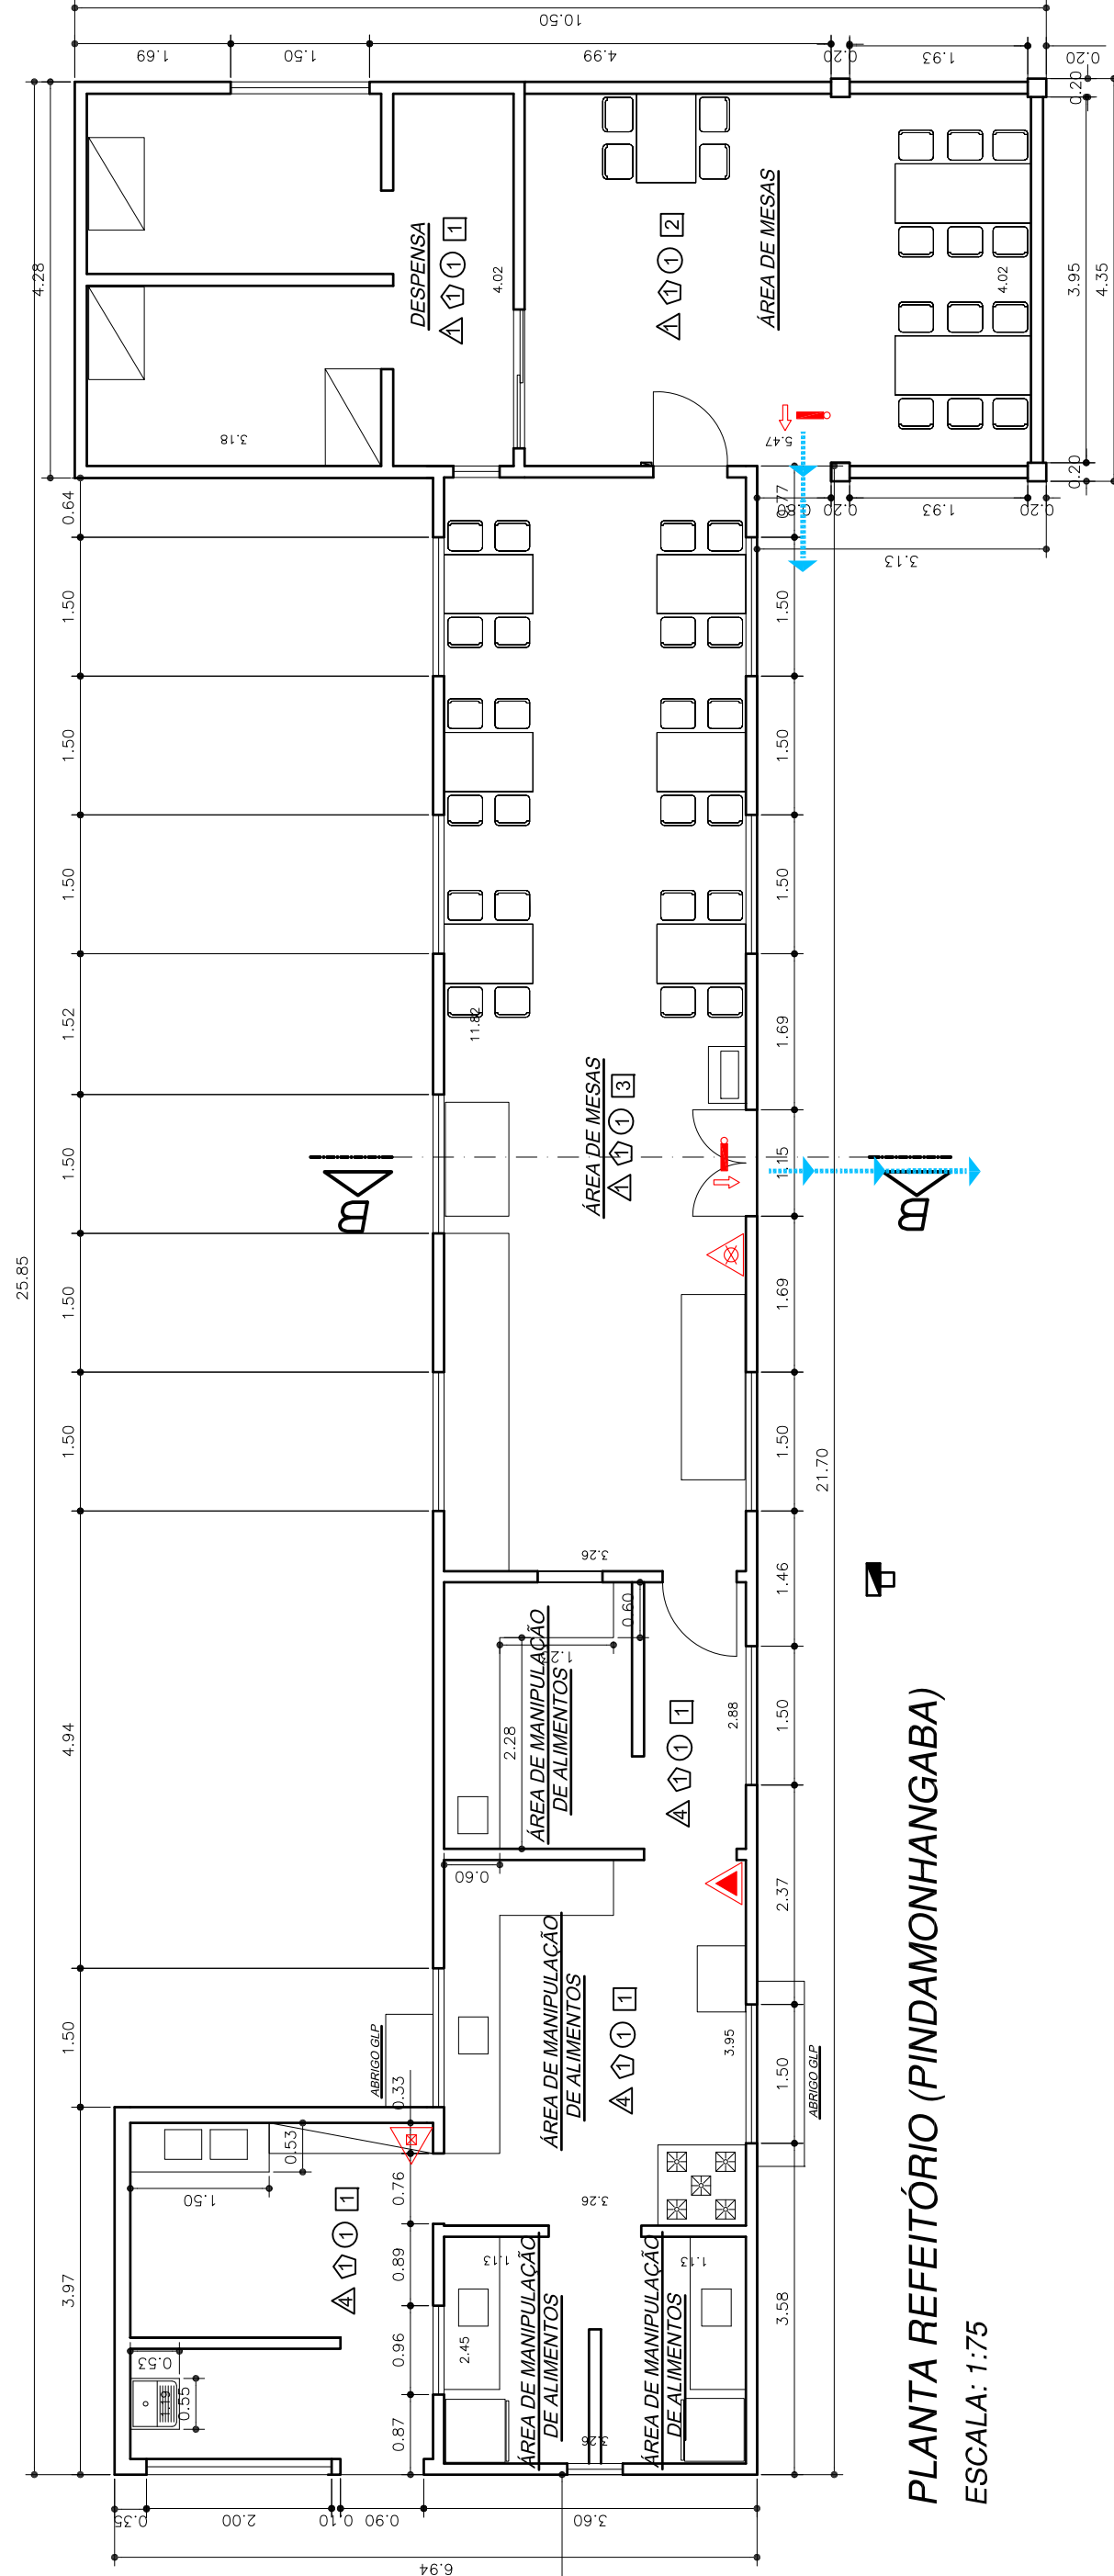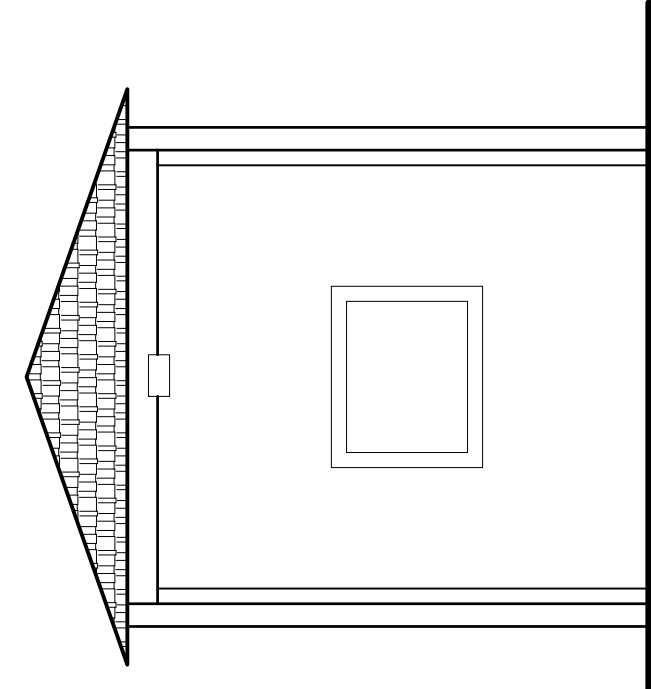


PLANTA REFEITÓRIO (PINDAMONHANGABA)


ESCALA: 1:75

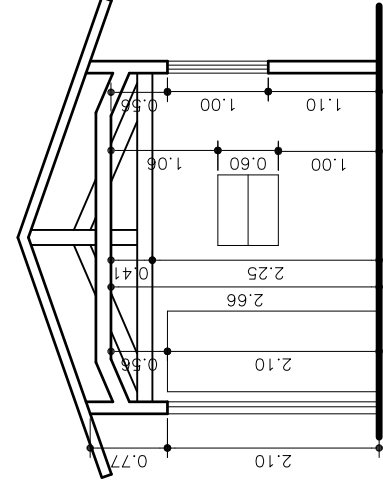


CORTE B-B
ESCALA: 1:75

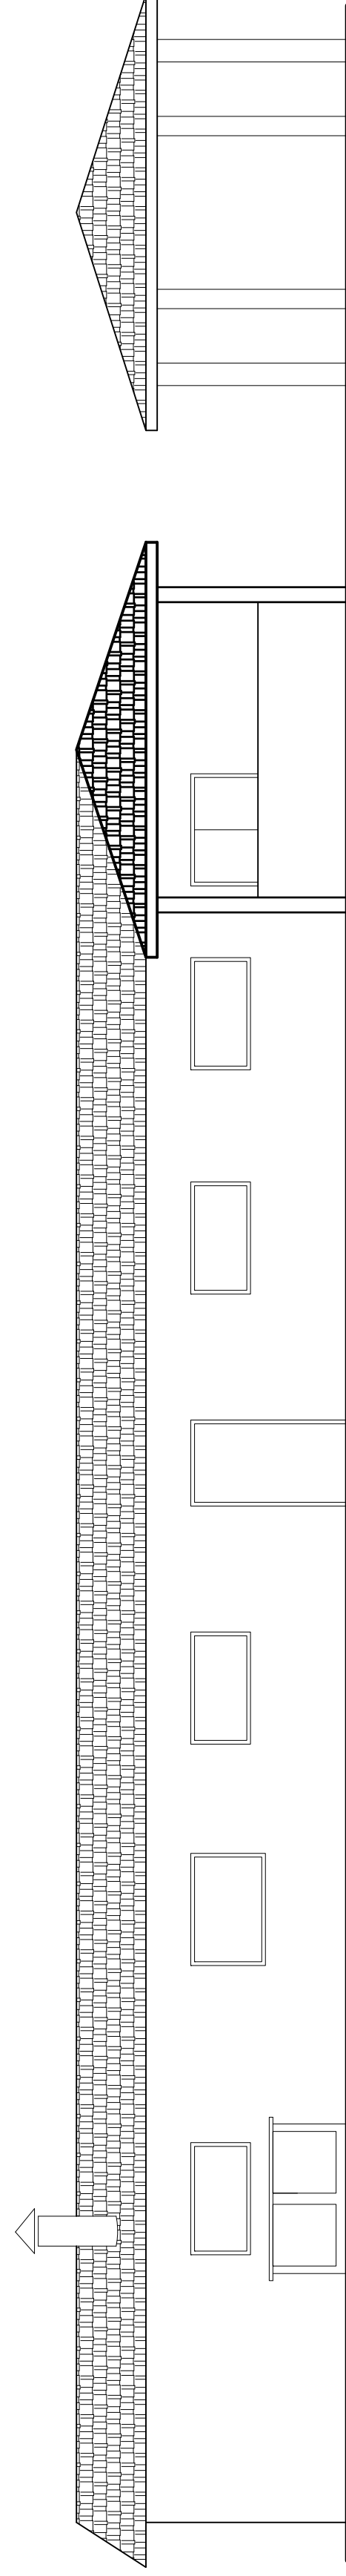

FACHADA REFEITÓRIO

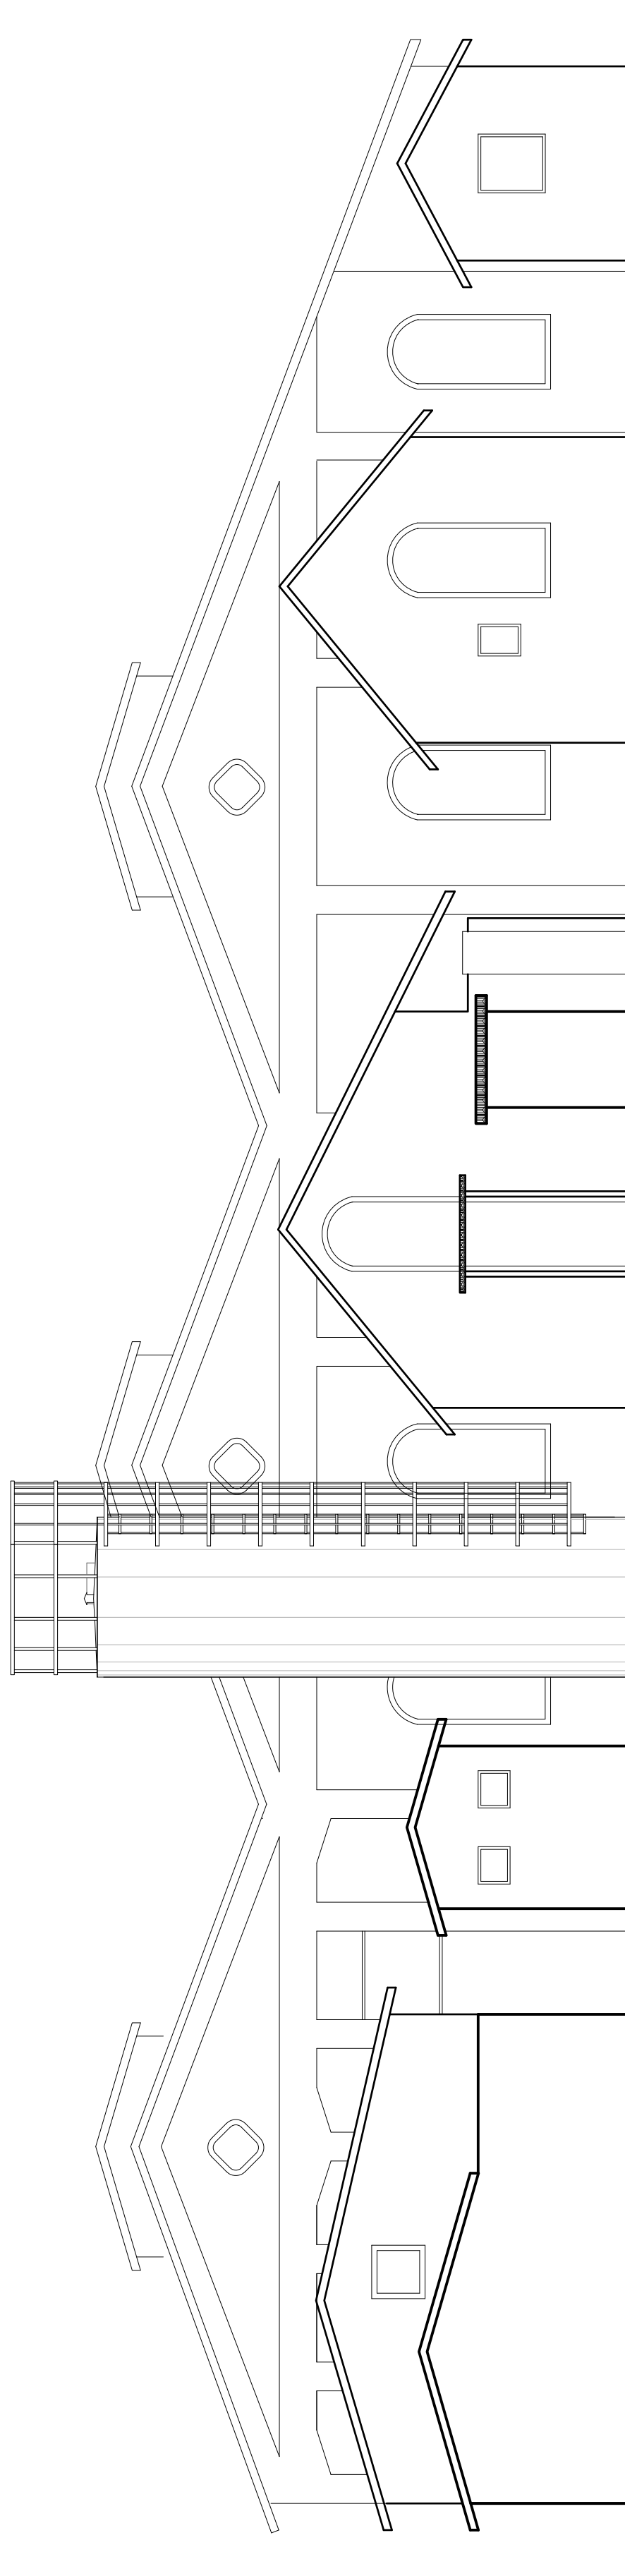


ELEVAÇÃO POSTERIOR - PLANTA OFICINA E PÁTIOS DE TRENS/ RESERVATÓRIO ELEVADO
ESCALA: 1:100

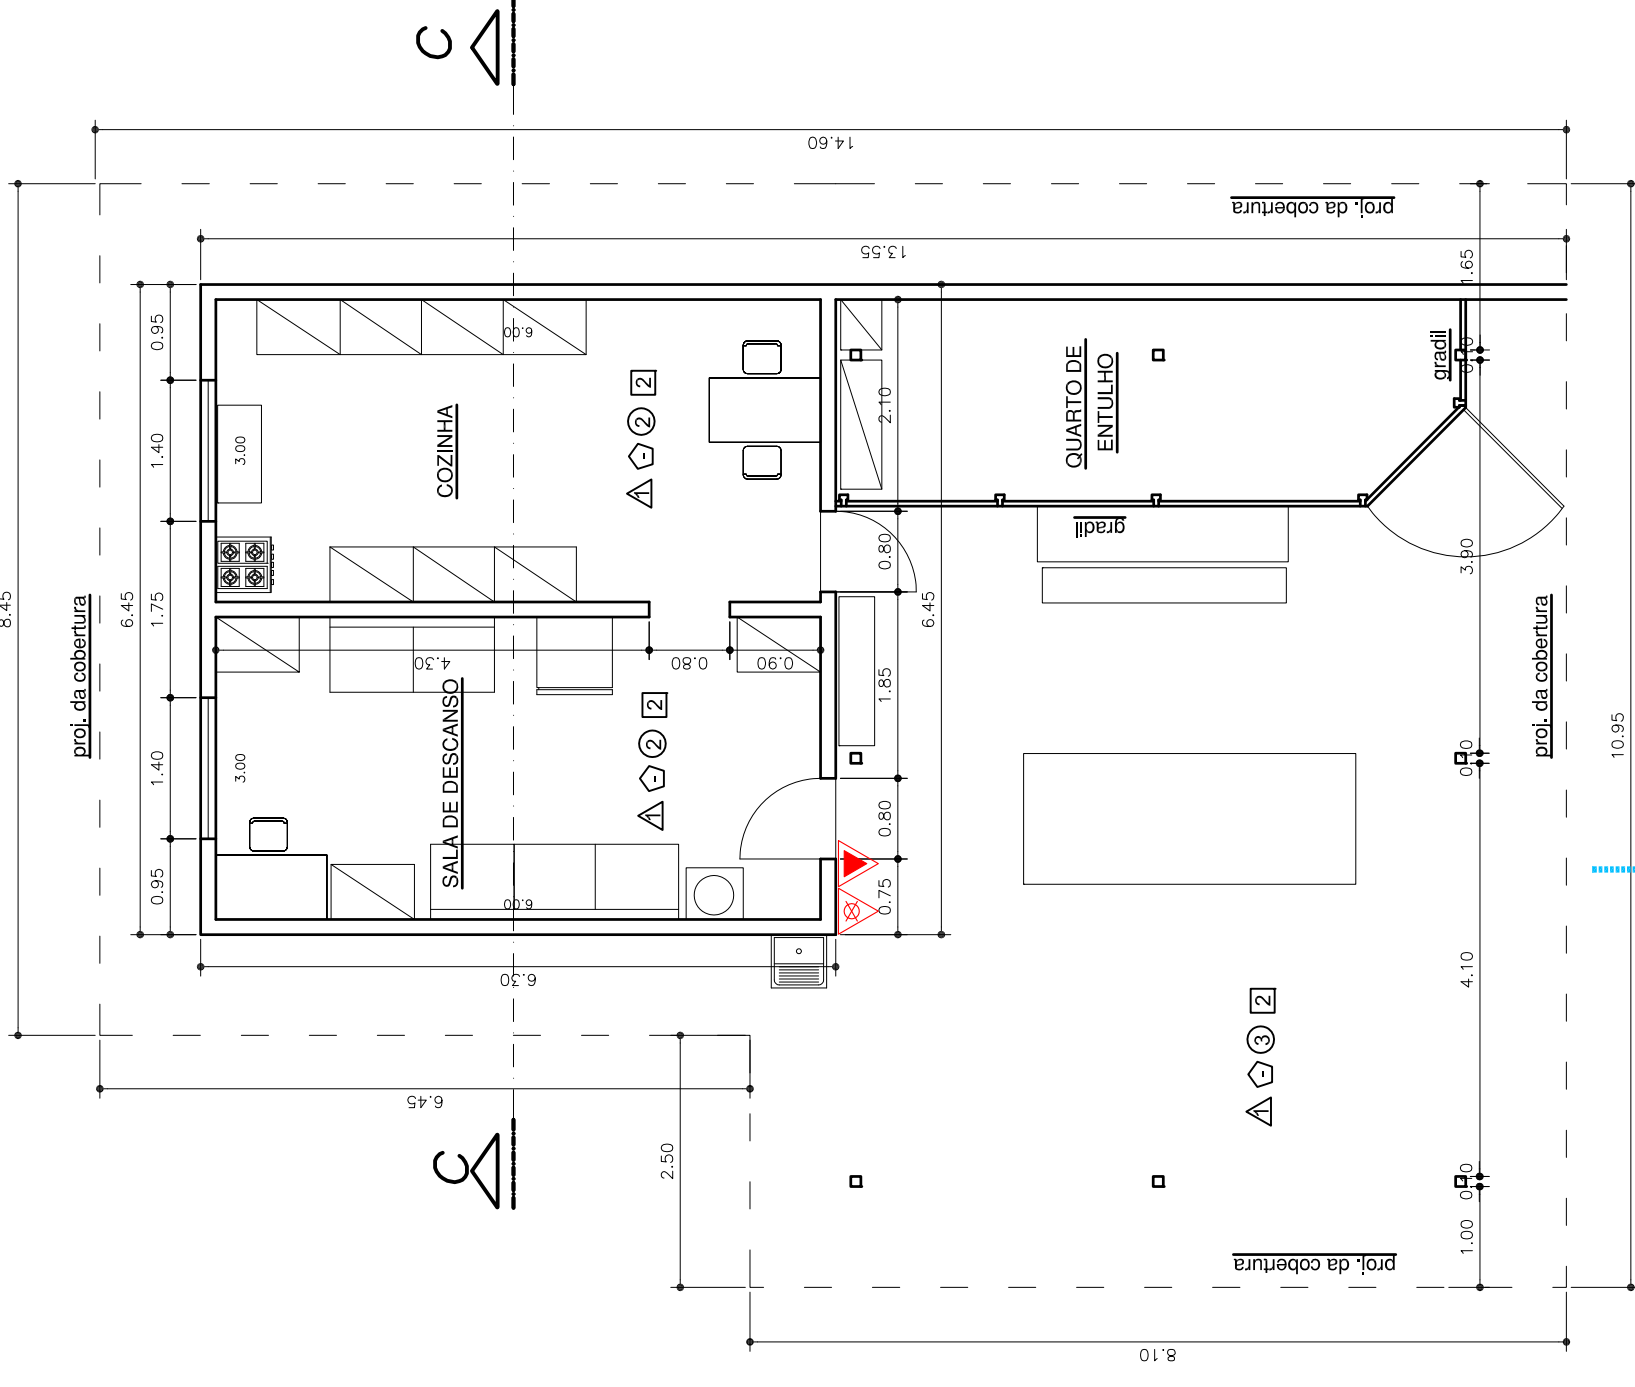


PLANTA BAIXA - SALA CHEFES DE OPERAÇÃO - INSTALAÇÕES E OBRAS

ESCALA: 1:75

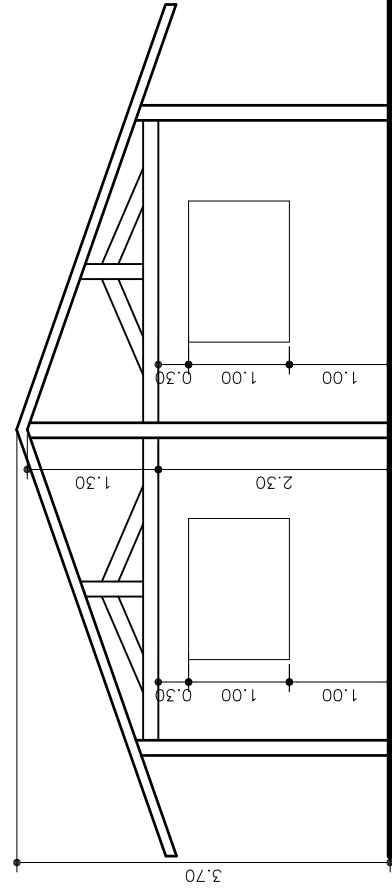


CORTE C-C
ESCALA: 1:75

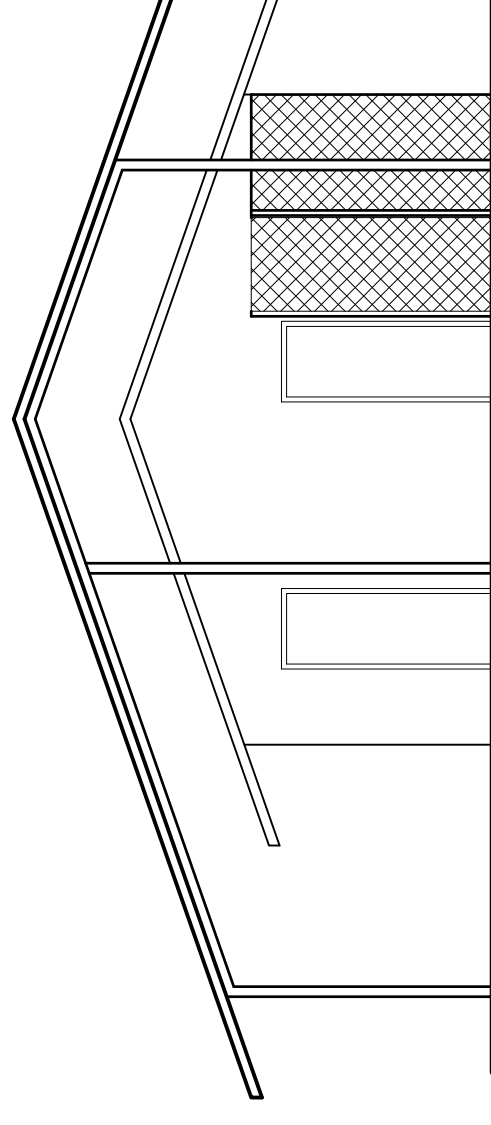


FACHADA SALA DE OPERAÇÃO
ESCALA: 1:75

CLIENTE  SECRETARIA DE ESTADO DOS RECURSOS HUMANOS DO RIO GRANDE DO SUL RICARDO ELIAS FILHO CAU - AG8307-7	ARQUITETO: 	 ENGENHARIA						
			DATA		CONF.	ESC.	INDICADAS	
			01/12/17		RICARDO			
TÍTULO:			VISTO		DATA			
PLANTA, CORTE E FACHADA DA GUARITA, DO REFETÓRIO E DA SALA DE OPERAÇÕES; PLANTA DE SITUAÇÃO; QUADRO DE ACABAMENTO								
LOCAL/OBRA:			FOLHA:					
RUA MARTIN CABRAL, Nº 87, CENTRO, PIDMONINGABAS-SP			EX-BOMB-01-R00				03/15	

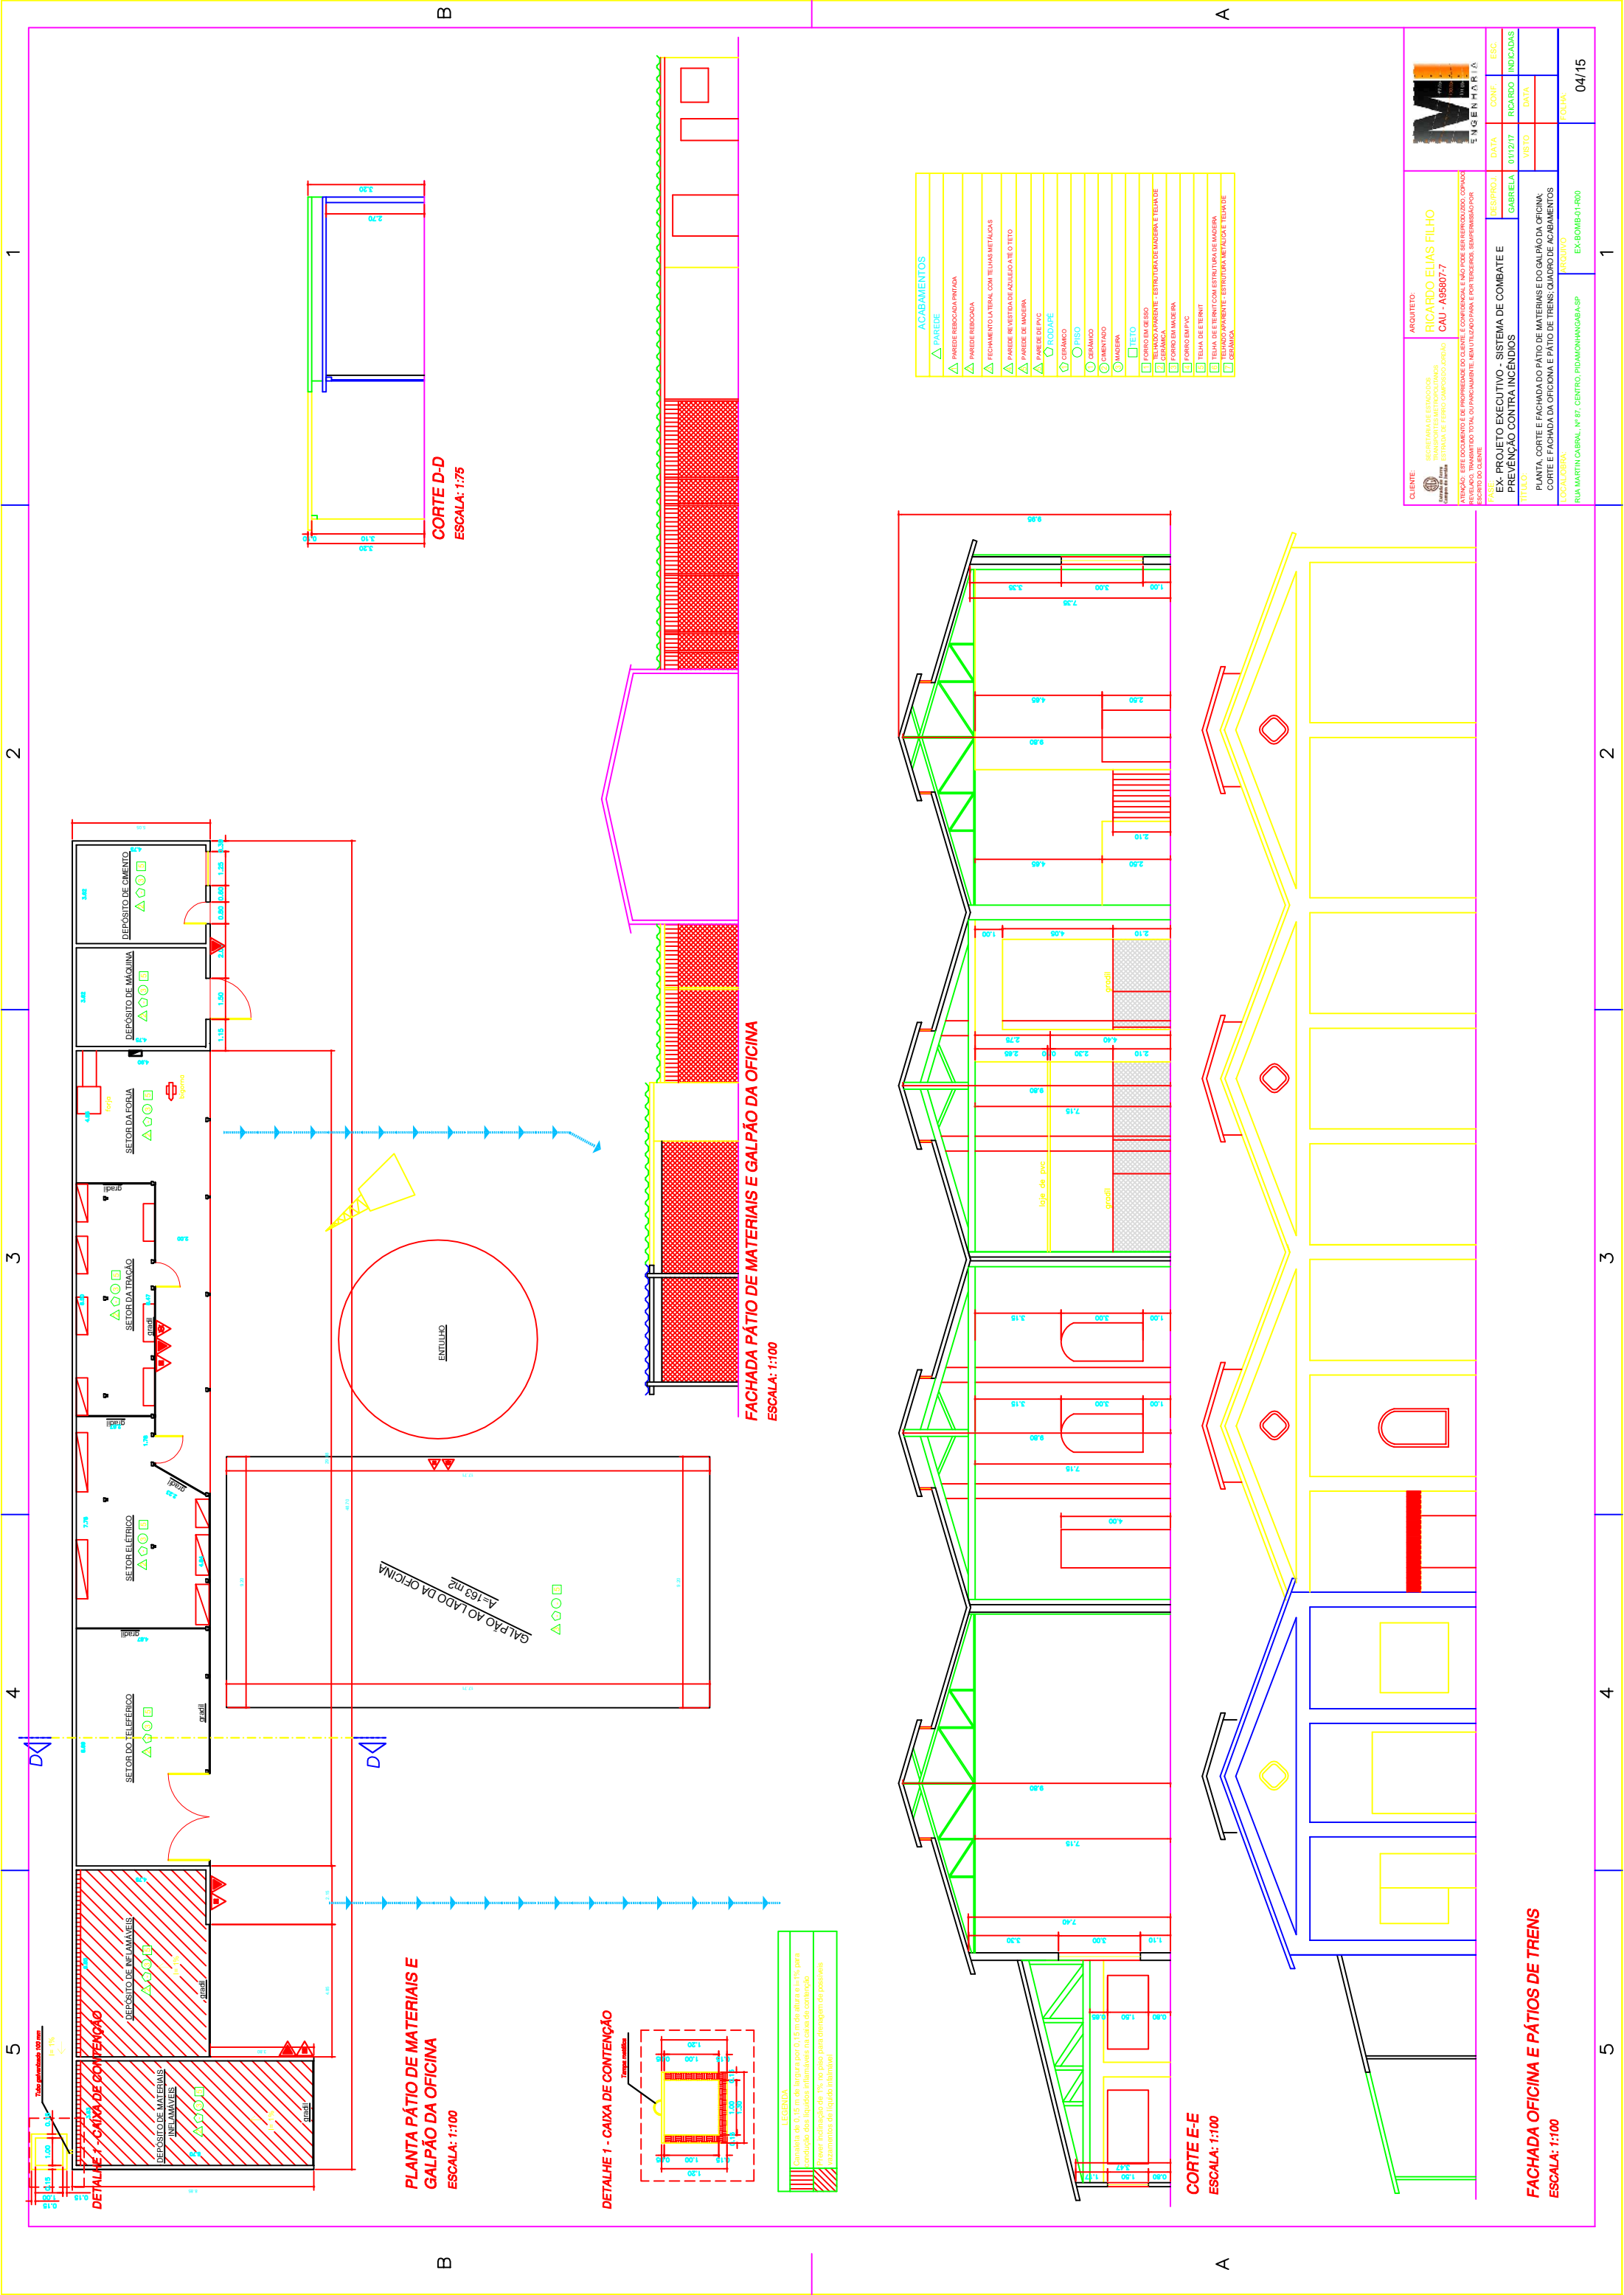

CLIENTE TRANSPORTES METROPOLITANOS ESTADUAL DE FERROVIAS ATENÇÃO: ESTE DOCUMENTO É DE PROPRIEDADE DO CLIENTE. É CONFIDENCIAL E NÃO PODE SER REPRODUZIDO, COPIADO, REVELADO, TRANSMITIDO TOTAL OU PARCIALMENTE, EM QUALQUER FORMA E POR QUALQUER MEIO, SEM A AUTORIZAÇÃO DO CLIENTE.	ARQUITETO RICARDO ELIAS FILHO CAU - A95807-7	PROJETO EX- PROJETO EXECUTIVO - SISTEMA DE COMBATE E PREVENÇÃO CONTRA INCÊNDIOS		DATA 01/12/17		CONF. INDICADAS	
		TÍTULO PLANTA, CORTE E FACHADA DO PÁTIO DE MATERIAIS E DO GALPÃO DA OFICINA, CORTE E FACHADA DA OFICINA E PÁTIO DE TRENS, QUADRO DE ACABAMENTOS		USO DATA		ESCALA 04/15	
		LOCALIZAÇÃO RUA MARTIN CARVAL, Nº 87, CENTRO, POBONOVAS/BA-SP		PROJETO EX-808M-01-100		FECHA 04/15	

ACABAMENTOS	
△	PAREDE
△	PAREDE REDECADA INTADA
△	PAREDE REDECADA
△	FECHAMENTO LATERAL COM TELHAS METÁLICAS
△	PAREDE REVESTIDA DE AZULEJO ATÉ O TETO
△	PAREDE DE MADEIRA
△	PAREDE DE PVC
△	RODAPE
①	CERÂMICO
②	CERÂMO
③	CERÂMO
④	CERÂMO
⑤	CERÂMO
⑥	CERÂMO
⑦	CERÂMO
⑧	CERÂMO
⑨	CERÂMO
⑩	CERÂMO
⑪	CERÂMO
⑫	CERÂMO
⑬	CERÂMO
⑭	CERÂMO
⑮	CERÂMO
⑯	CERÂMO
⑰	CERÂMO
⑱	CERÂMO
⑲	CERÂMO
⑳	CERÂMO
㉑	CERÂMO
㉒	CERÂMO
㉓	CERÂMO
㉔	CERÂMO
㉕	CERÂMO
㉖	CERÂMO
㉗	CERÂMO
㉘	CERÂMO
㉙	CERÂMO
㉚	CERÂMO
㉛	CERÂMO
㉜	CERÂMO
㉝	CERÂMO
㉞	CERÂMO
㉟	CERÂMO
㊱	CERÂMO
㊲	CERÂMO
㊳	CERÂMO
㊴	CERÂMO
㊵	CERÂMO
㊶	CERÂMO
㊷	CERÂMO
㊸	CERÂMO
㊹	CERÂMO
㊺	CERÂMO
㊻	CERÂMO
㊼	CERÂMO
㊽	CERÂMO
㊾	CERÂMO
㊿	CERÂMO

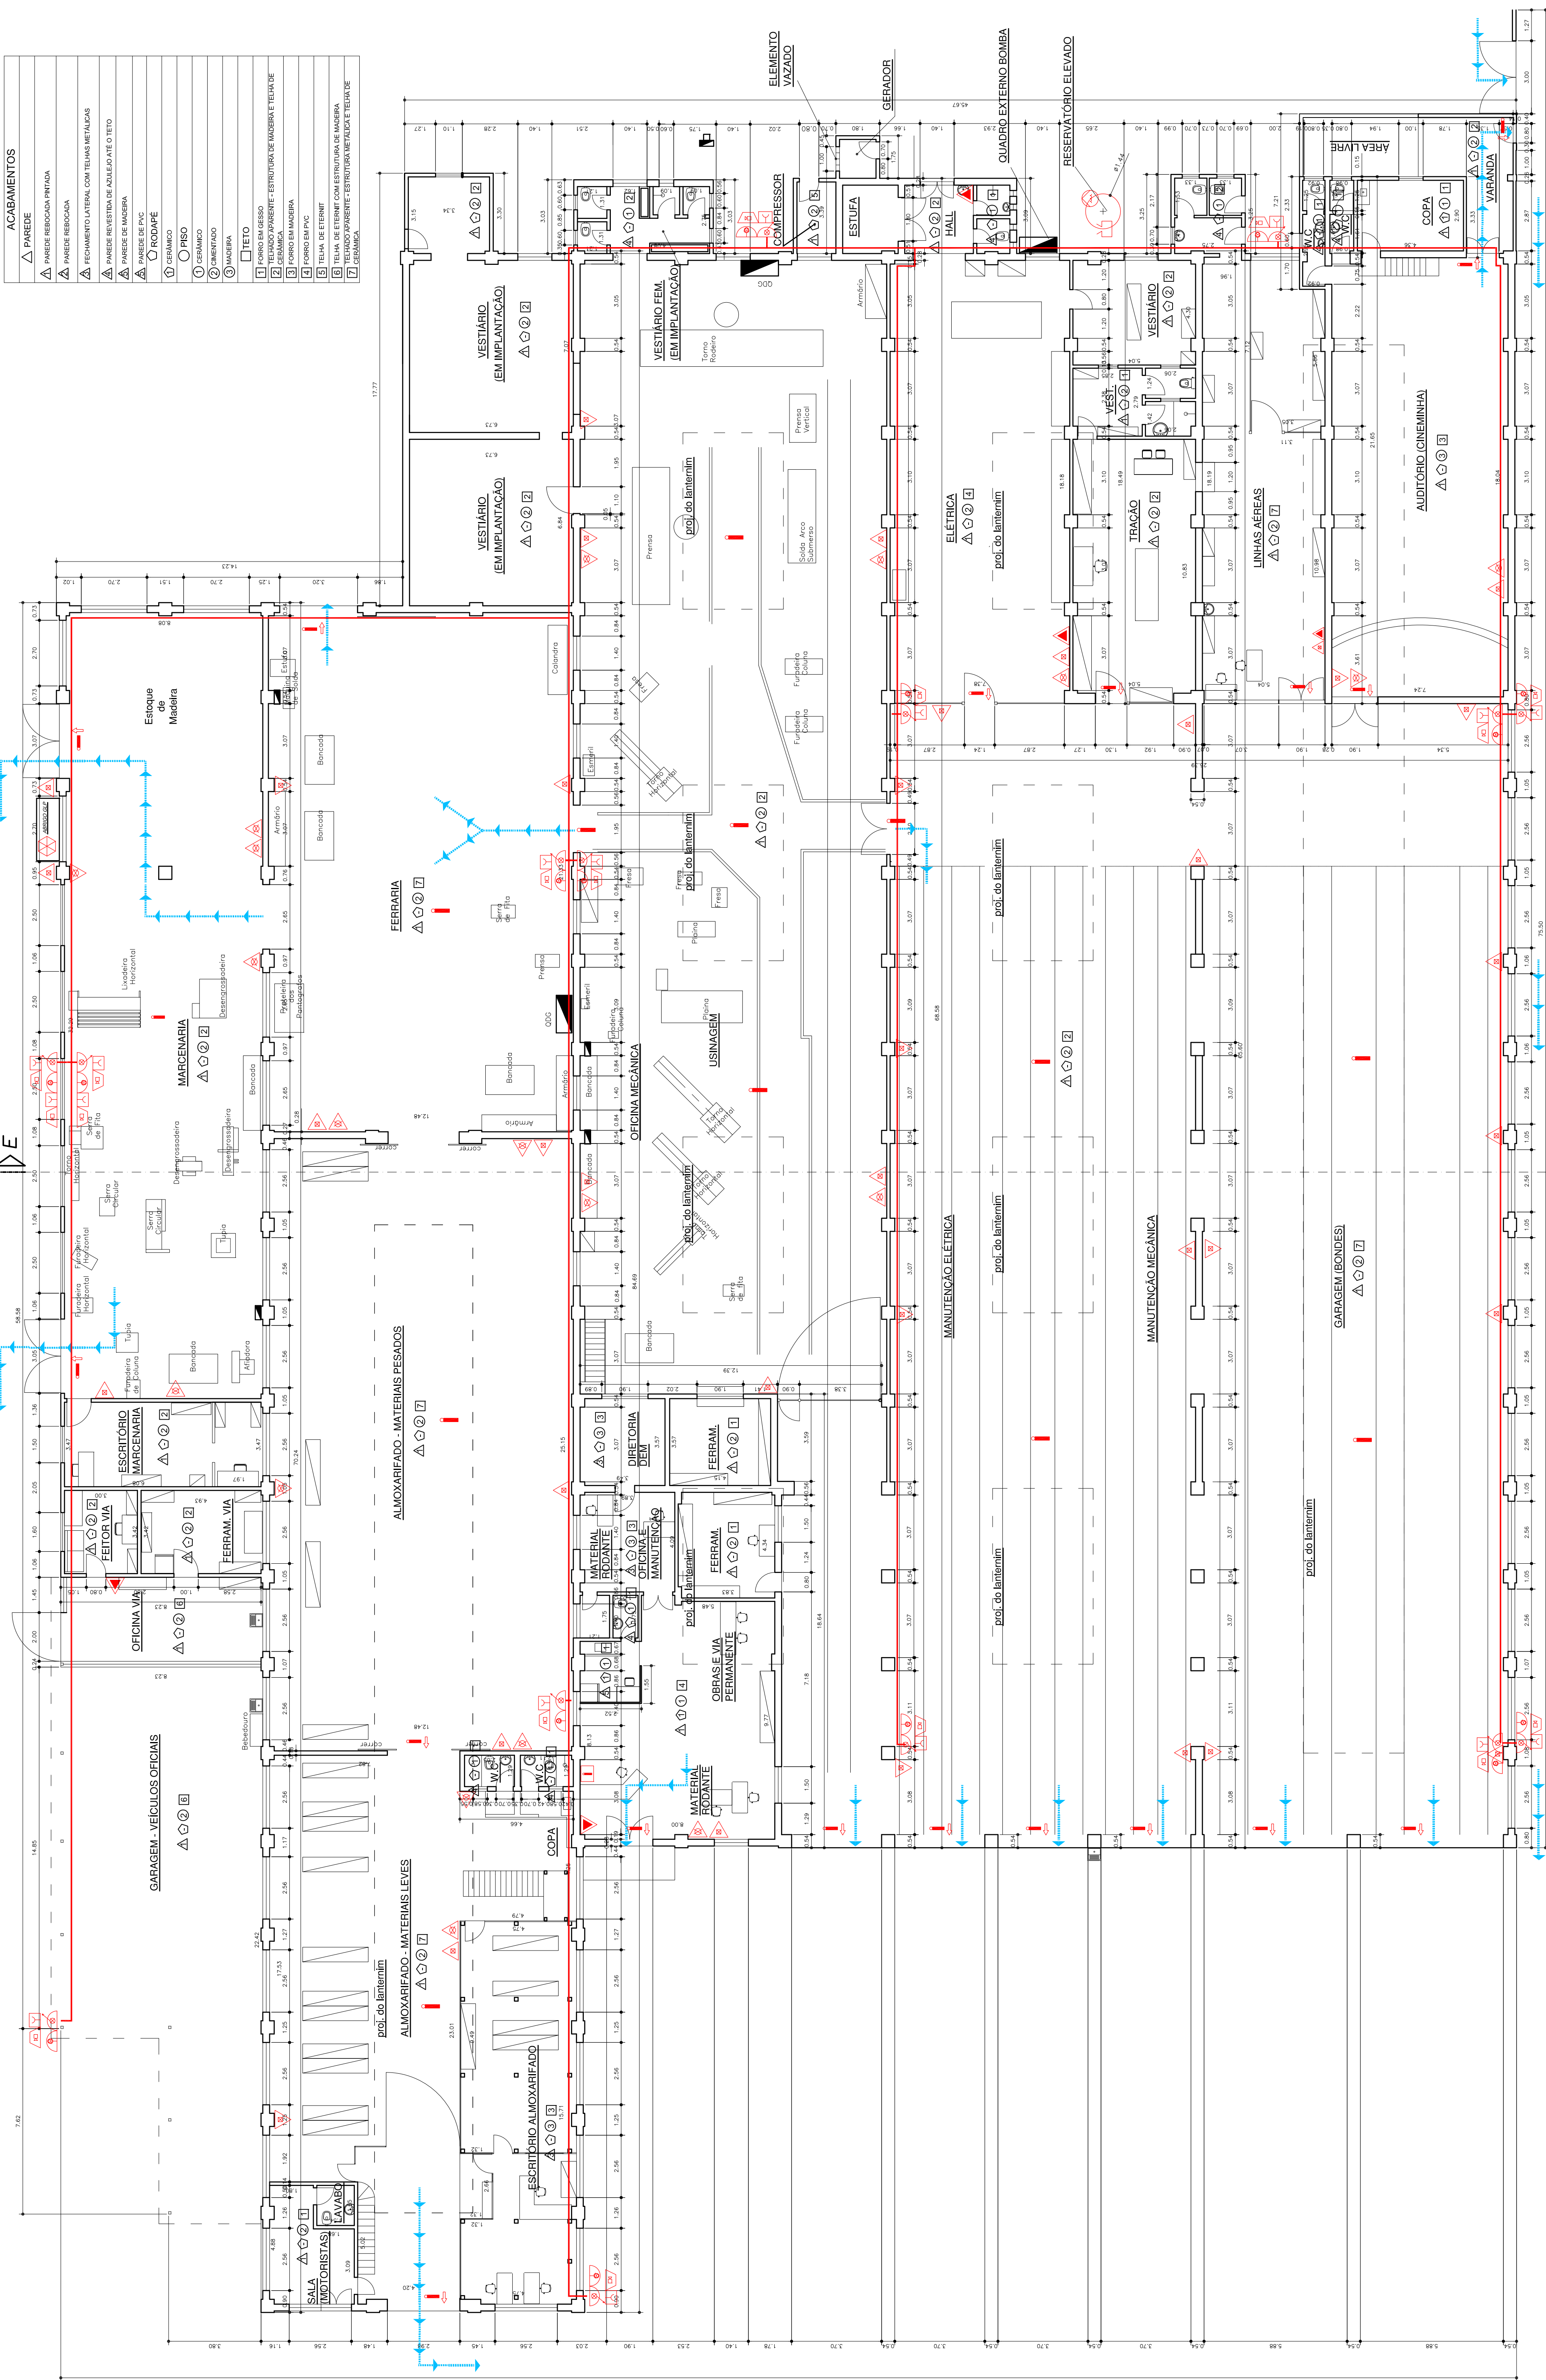

CLIENTE

SECRETARIA DE ESTADOS
TRANSPORTES METROPOLITANOS
ESTRADA DE FERRO CAMPOS DO JORDÃO

ARQUITETO

RICARDO ELIAS FILHO
CAU - A95807-7

ATENÇÃO: ESTE DOCUMENTO É DE PROPRIEDADE DO CLIENTE E NÃO PODE SER REPRODUZIDO, COPIADO, ALTERADO, VENDIDO, Cedido, Nem Utilizado Para Fins Comerciais, Sem Consentimento Por Escrito Do Cliente.

FASE:

EX-PROJETO EXECUTIVO - SISTEMA DE COMBATE E PREVENÇÃO CONTRA INCÊNDIOS

TÍTULO:

PLANTA BAIXA - OFICINA E PÁTIOS DE TRENS: QUADRO DE ACABAMENTOS

LOCAL OBRA:

RUA MARTIN CARVAL, Nº 87, CENTRO, PIRAMINGANGA-SP

ARQUIVO

EX-0816-01-R00

DESIGN

ENGENHARIA

DATA

01/12/17

CONF.

RICARDO

INDICADAS

DATA

ESQ.

05/15

PLANTA OFICINA E PÁTIOS DE TRENS


ESCALA: 1:125

2

3


4

5

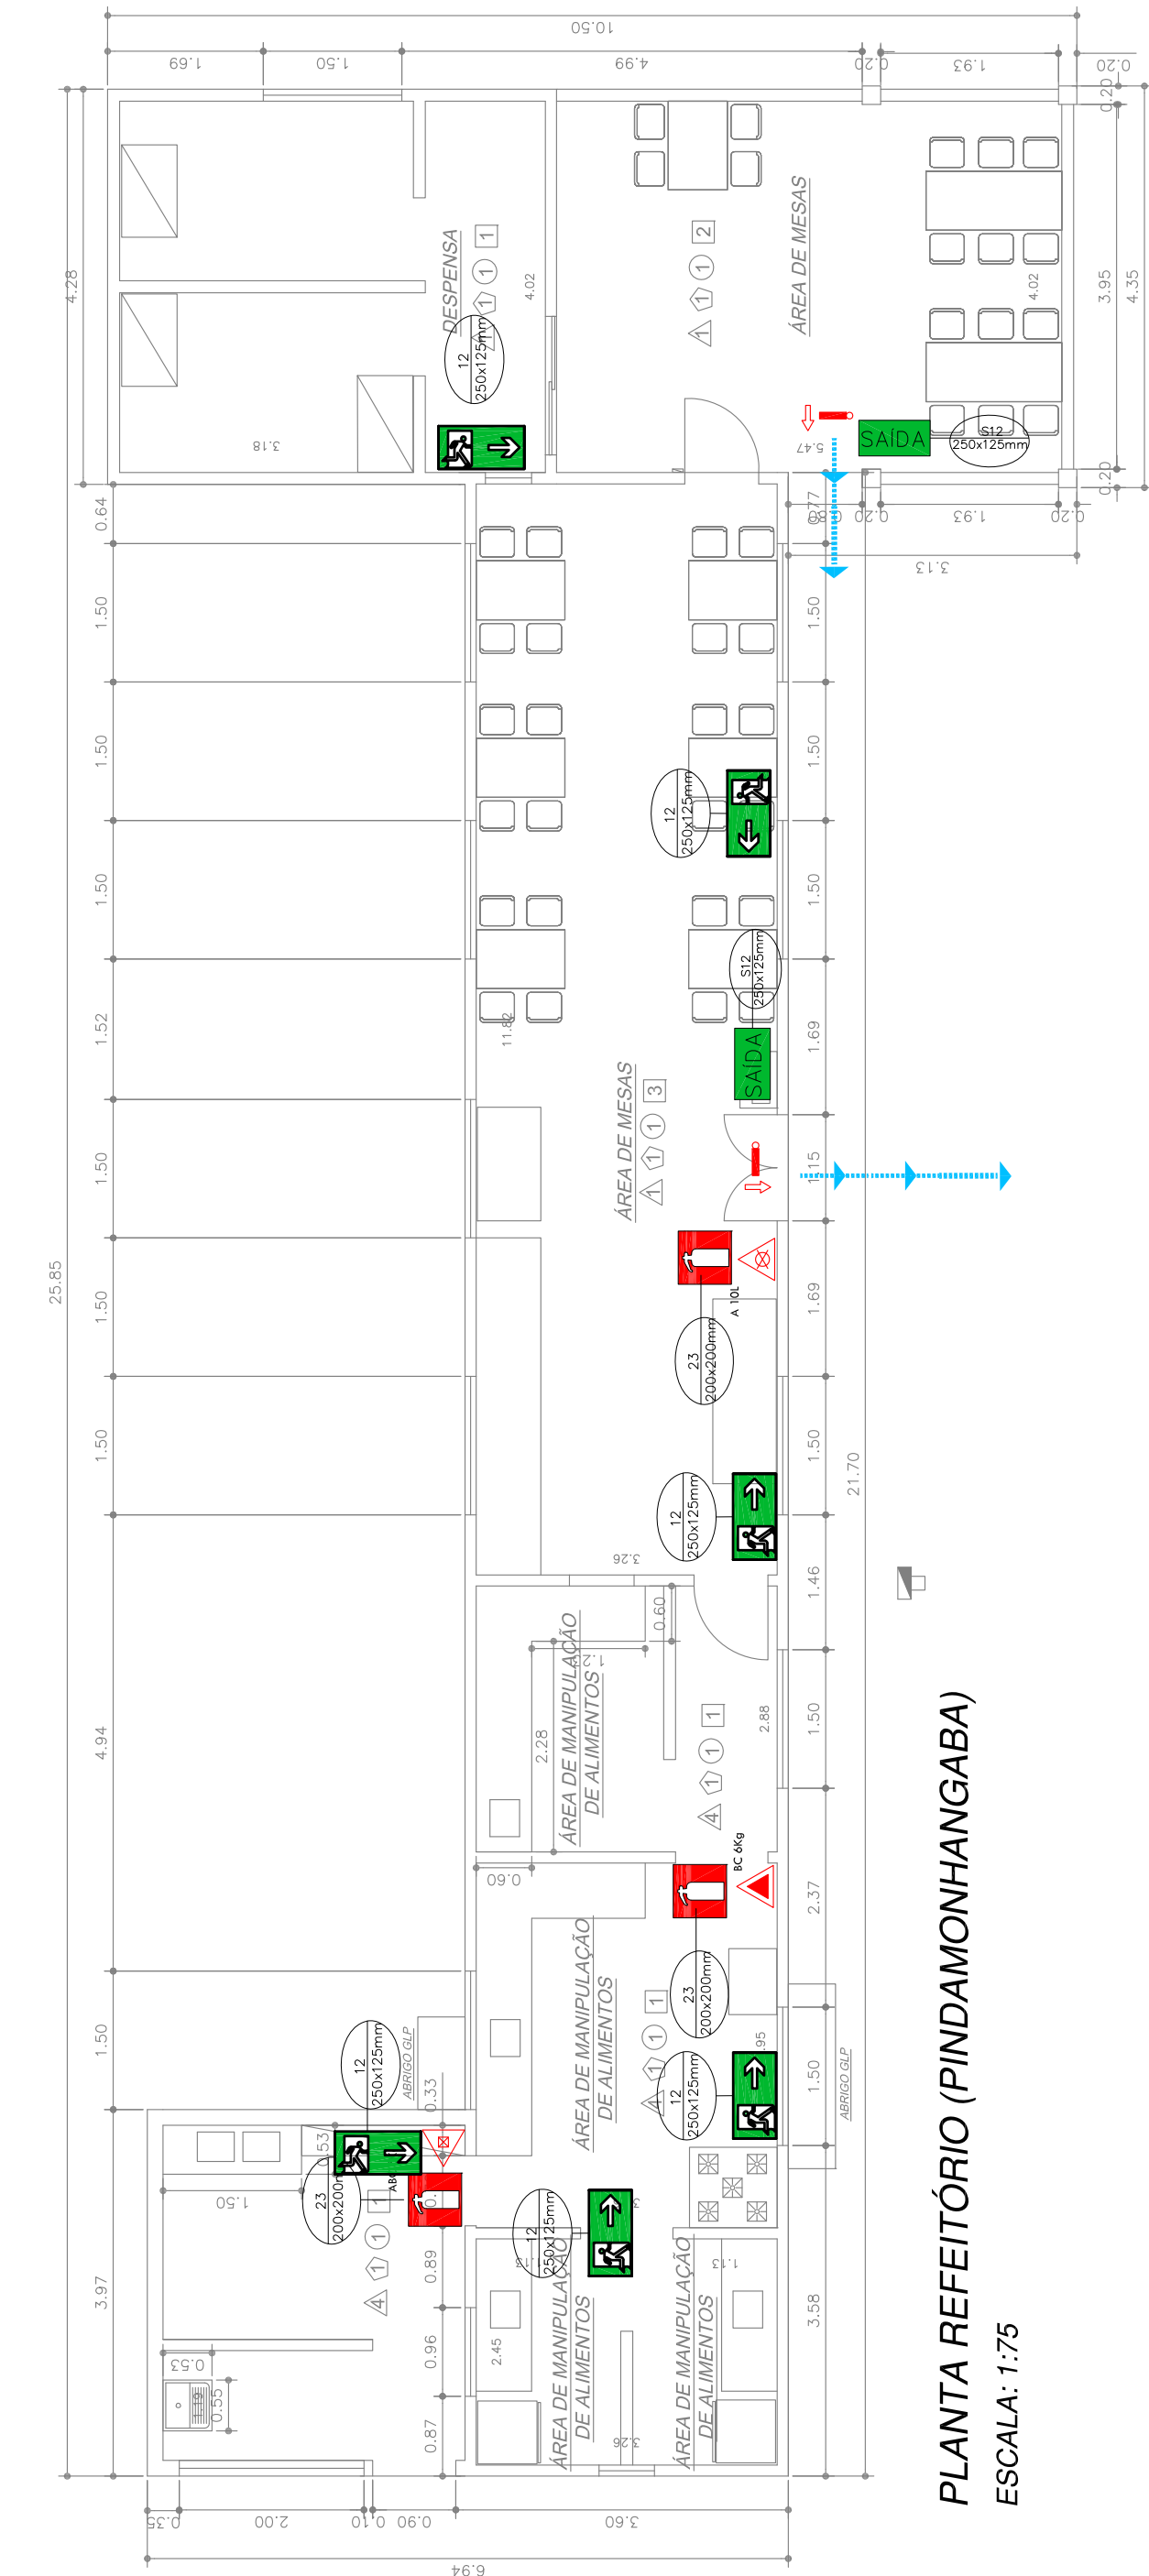


PLANTA GUARITA (PINDAMONHANGABA)

PLANTA REFEITÓRIO (PINDAMONHANGABA)

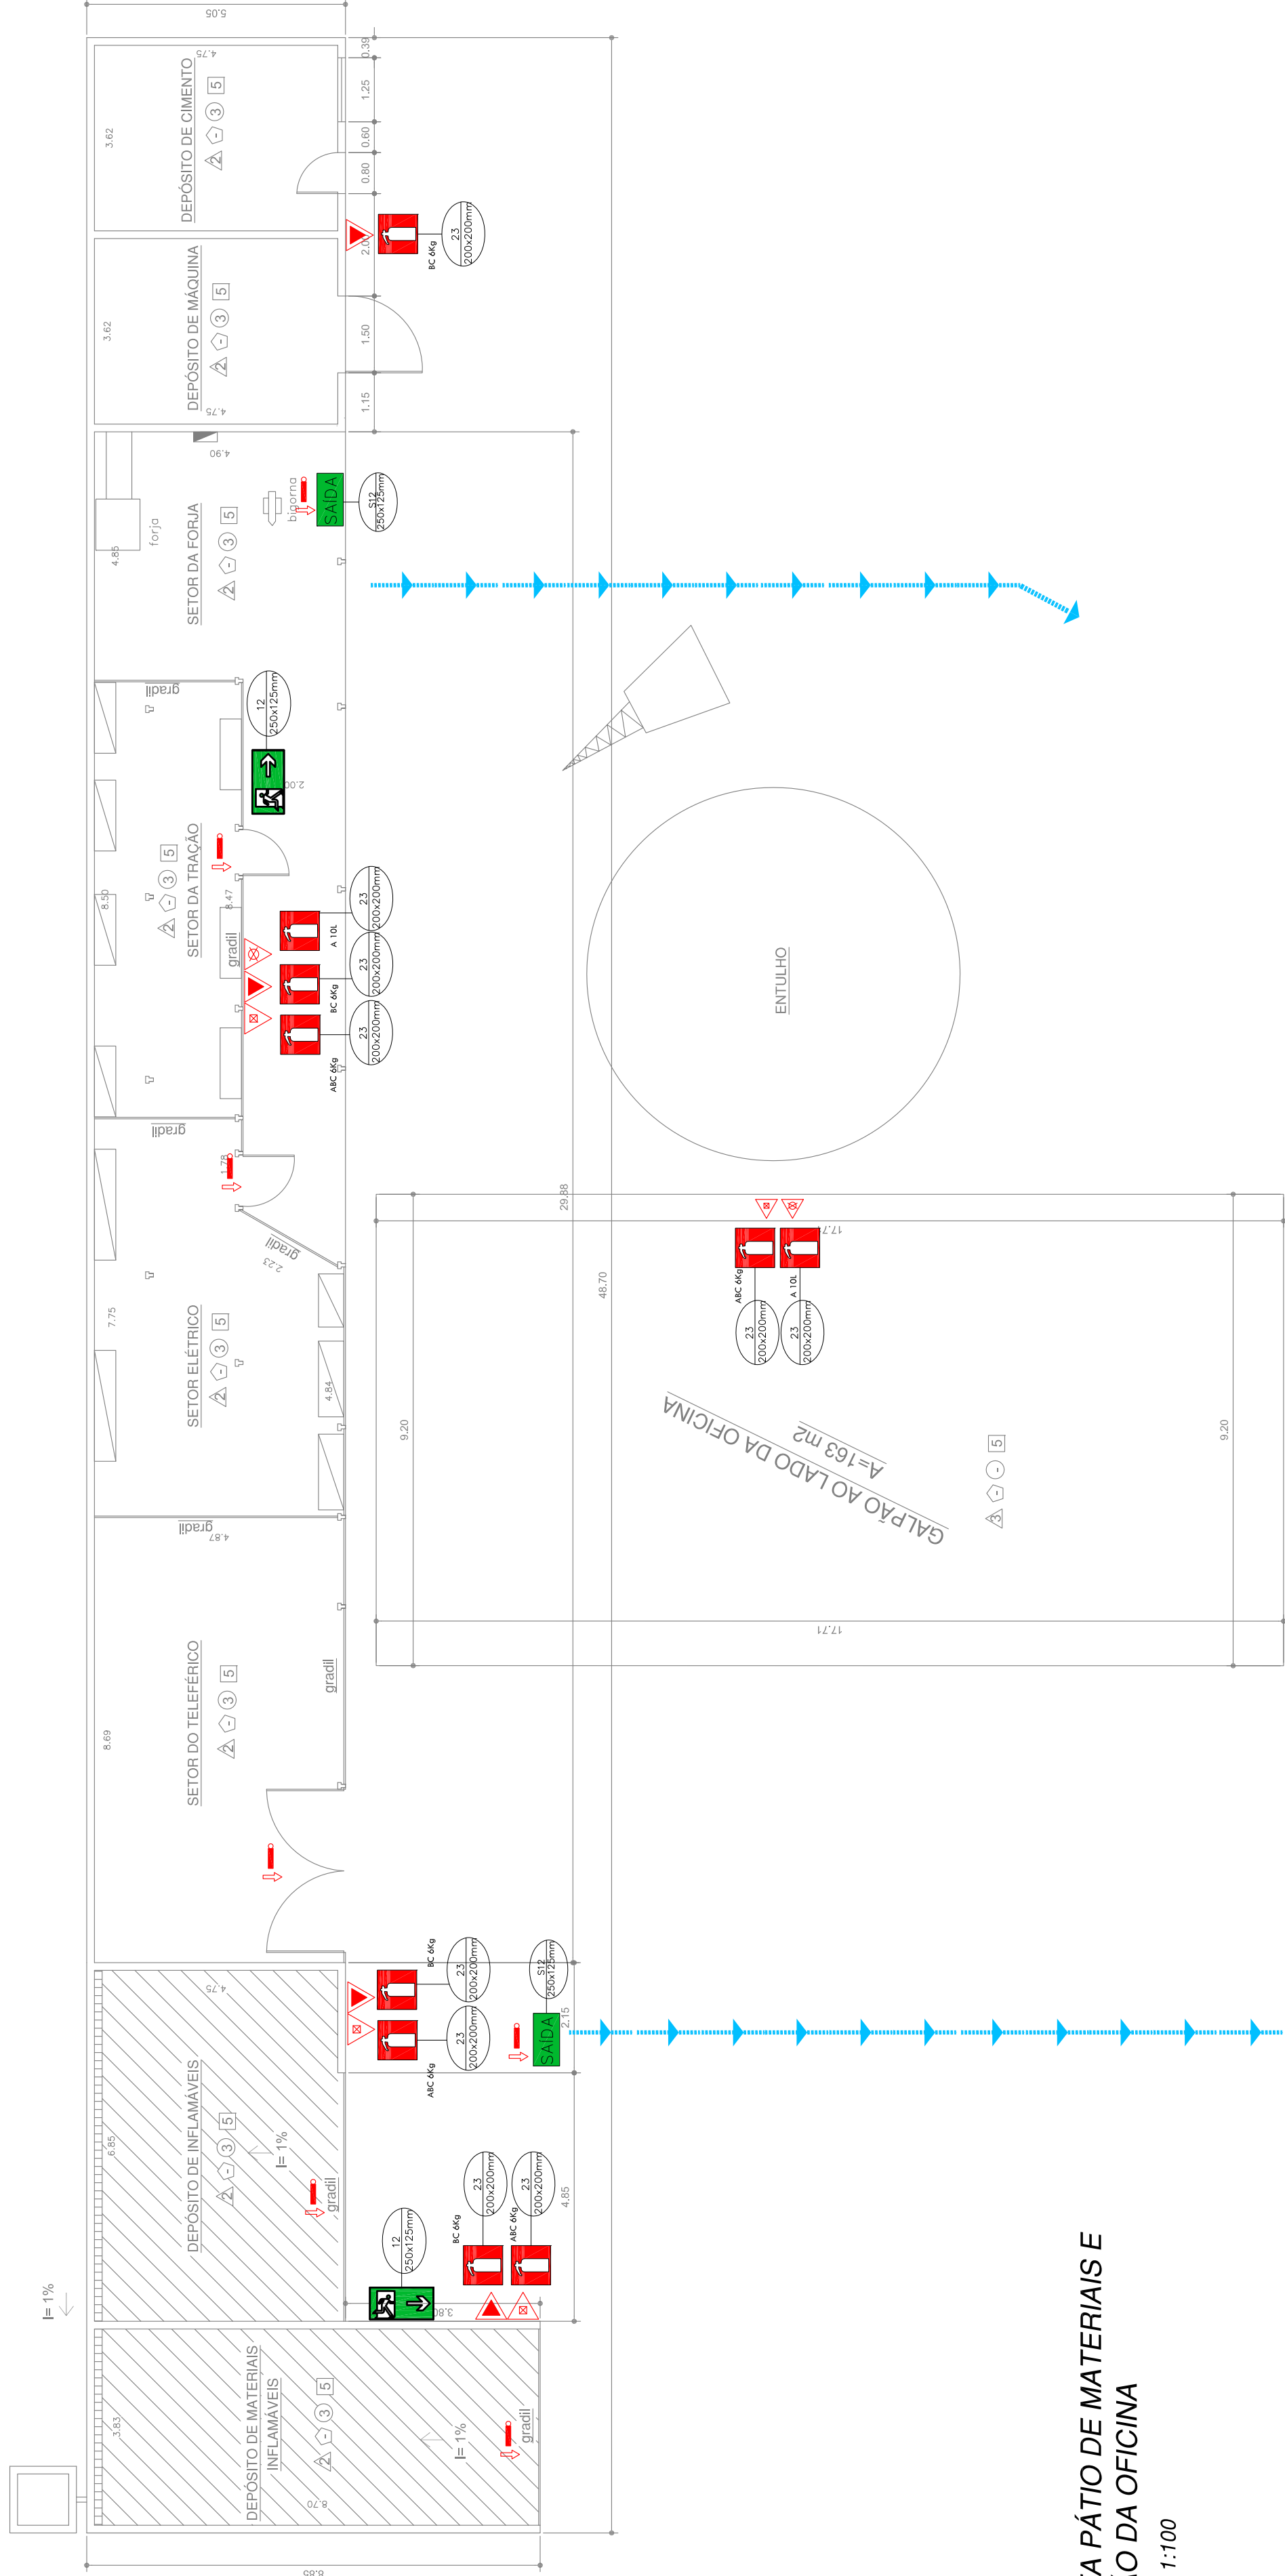


PLANTA PÁTIO DE MATERIAIS E GALPÃO DA OFICINA

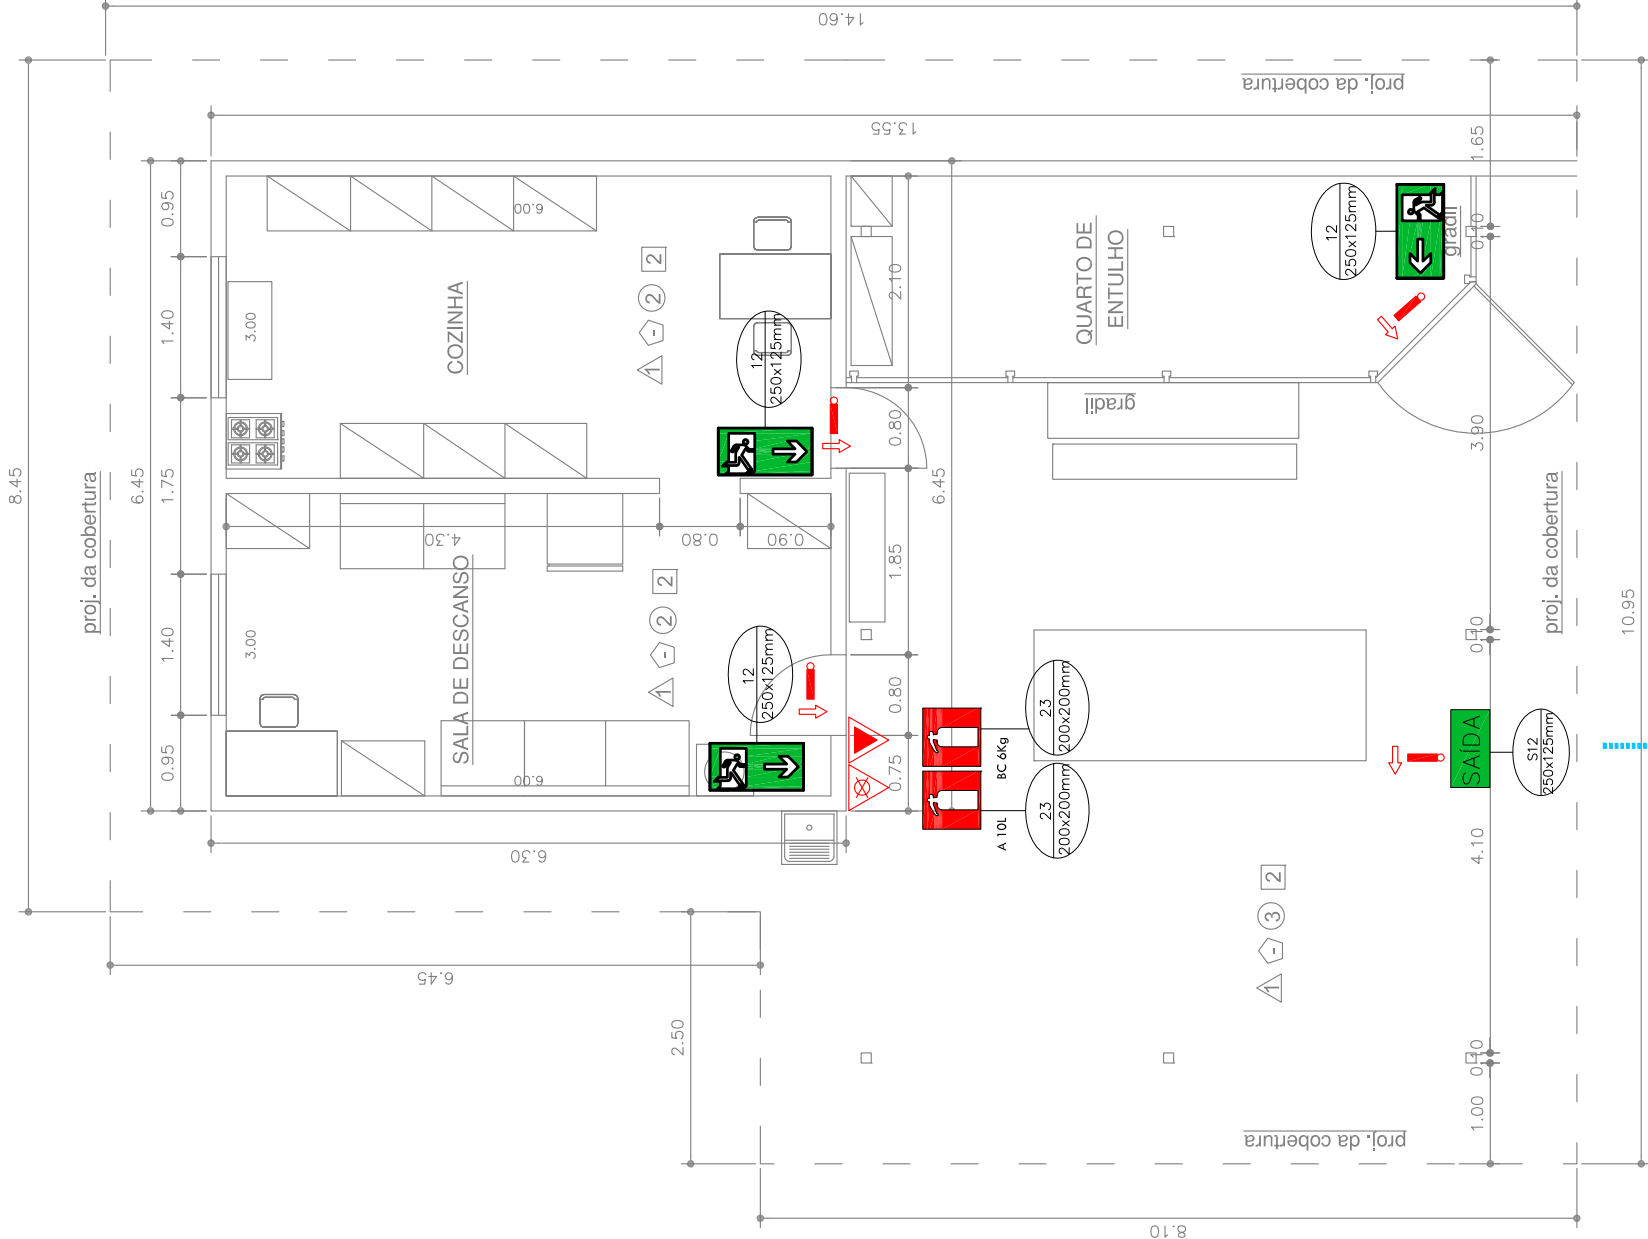[illegible]

PLANTA BAIXA - SALA CHEFES DE OPERAÇÃO - INSTALAÇÕES E OBRAS

CLIENTE:	ARQUITETO:				
SECRETARIA DE ESTADO DAS OBRAS PÚBLICAS ESTRADA DE FERRO CAMPOS DO JARDIM CAU - A93807-7	RICARDO ELIAS FILHO				
ATENÇÃO: ESTE DOCUMENTO É DE PROPRIEDADE DO CLIENTE, E CONTEÚDO E NÚMERO SERÃO REPRODUZIDOS, CÓPIADOS OU REPRODUZIDOS DE QUALQUER MODO SEM A AUTORIZAÇÃO DO CLIENTE. NÃO É PERMITIDA A REPRODUÇÃO, SEM PERMISSÃO DO CLIENTE.					
FASE:	DES/PROJ.	EX - PROJETO EXECUTIVO - SISTEMA DE COMBATE E PREVENÇÃO CONTRA INCÊNDIOS	GABRIELA	01/12/17	RICARDO
TÍTULO:			VISTO	DATA	INDICAÇÕES
PLANTA DE SINALIZAÇÃO - PORTARIA, REFEITÓRIO, PATIO DE MATERIAIS E SALA CHEFE					
LOCALIZAÇÃO:	ARQUIVO	FOLHA:			
RUA MARTIN CABRAL, Nº 87, CENTRO, FIDMANGABA-SP	EX-BOMB-01-R00	06/15			

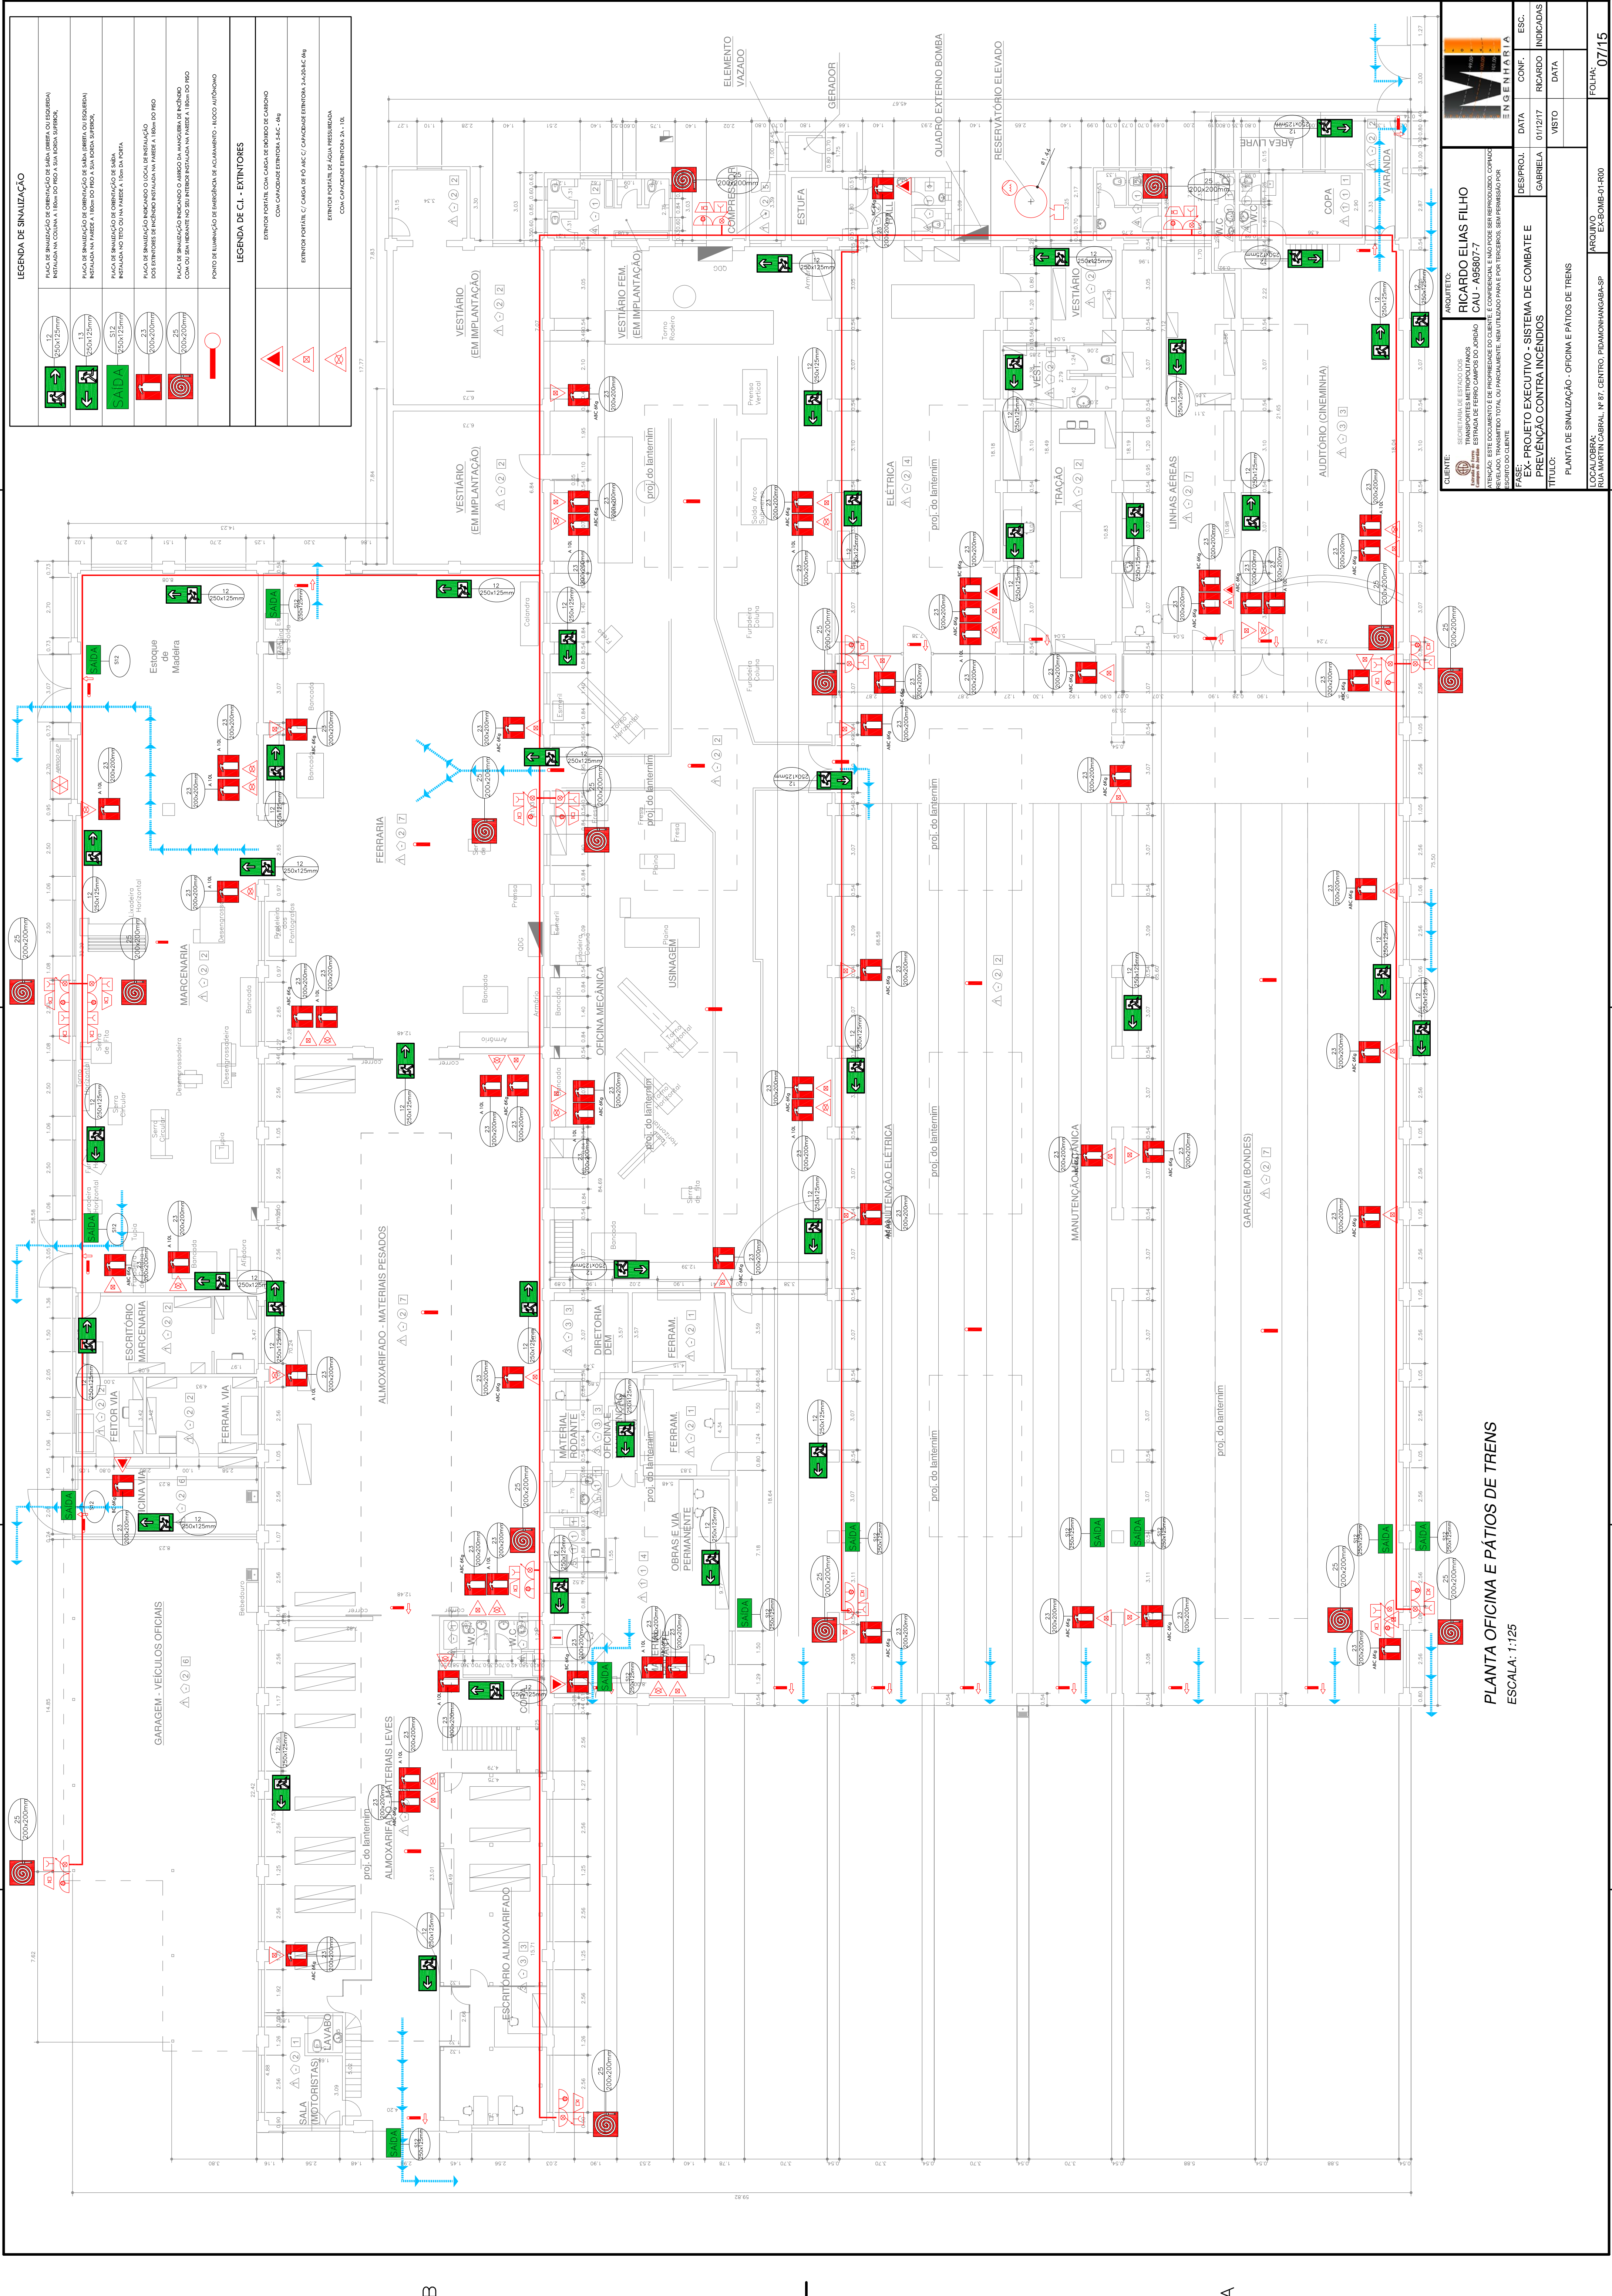

CLIENTE

SECRETARIA DE ESTADOS
TRANSPORTES METROPOLITANOS
ESTRADA DE FERRO CAMPOS DO JORDÃO

ARQUITETO

RICARDO ELIAS FILHO
CAU - A95807-7

ATENÇÃO: ESTE DOCUMENTO É DE PROPRIEDADE DO CLIENTE E NÃO PODE SER REPRODUZIDO, COPIADO, ALTERADO, TRANSFERIDO, Cedido, ou de qualquer forma, sem a autorização expressa do CLIENTE.

FASE:
EX- PROJETO EXECUTIVO - SISTEMA DE COMBATE E
PREVENÇÃO CONTRA INCÊNDIOS

TÍTULO:
PLANTA DE SINALIZAÇÃO - OFICINA E PÁTIOS DE TRENS

DES/PROJ.

GABRIELA

DATA

01/12/17

CONF.

RICARDO

INDICADAS

DATA

ESC.

07/15

 
 
 
LOCAL OBRA:


RUA MARTIN CARVAL, Nº 87, CENTRO, PUDIMANGUABA-SP

ARQUIVO

EX-018-01-R00

PLANTA OFICINA E PÁTIOS DE TRENS
ESCALA: 1:125

LEGENDA	
	AVISADOR SONORO TIPO BIRNE
	BOTÃO ACIONADOR ALARME
	BOTÃO LOCAL BOMBA INCEN.
	INDICANTE SMILES
	ABRACABEÇA- SUPORTE 1
	MÃO FRANCESA- SUPORTE 2
	MÃO FRANCESA- SUPORTE 3
	MÃO FRANCESA- SUPORTE 4
	MÃO FRANCESA- SUPORTE 5
	MÃO FRANCESA- SUPORTE 6

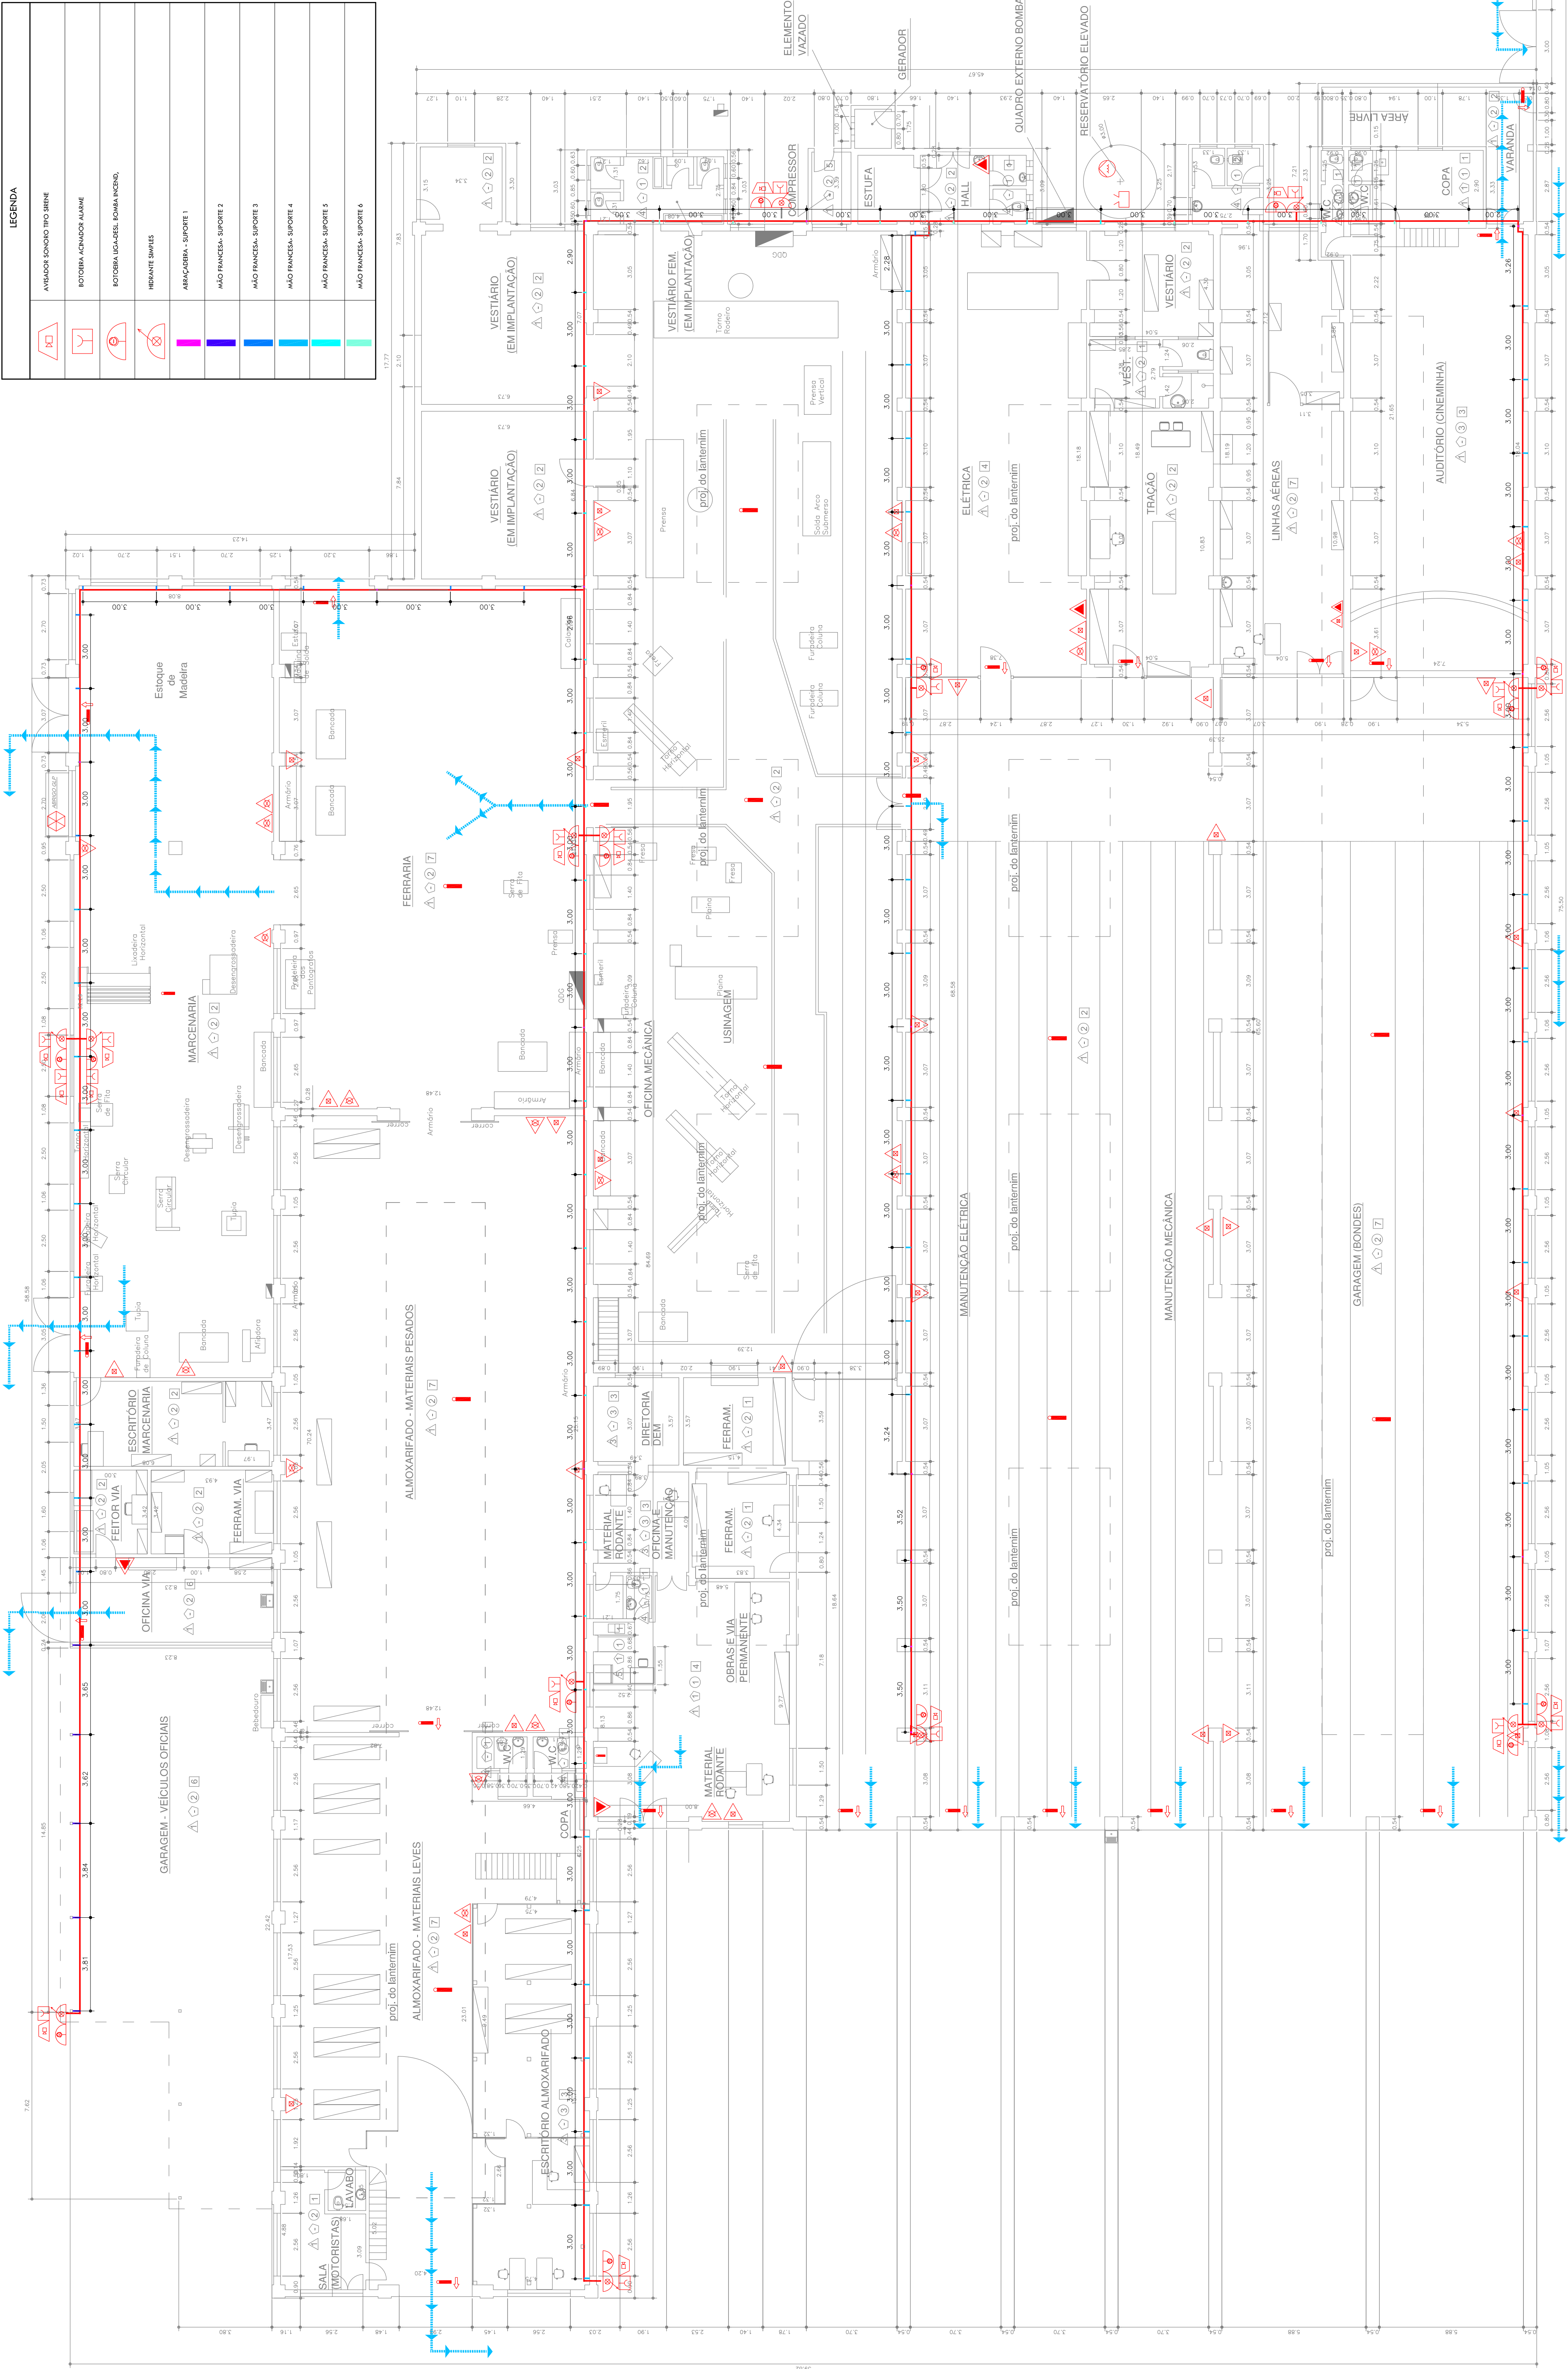



CLIENTE

SECRETARIA DE ESTADOS
TRANSPORTES METROPOLITANOS
CAU - A95807-7

ATENÇÃO: ESTE DOCUMENTO É DE PROPRIEDADE DO CLIENTE E CONFIDENCIAL. É NÃO PODE SER REPRODUZIDO, COPIADO, ALTERADO, DISTRIBUÍDO, VENDIDO, Cedido, ou qualquer forma de utilização sem a autorização por escrito do cliente.

ARQUITETO

RICARDO ELIAS FILHO

PROJETO

EX- PROJETO EXECUTIVO - SISTEMA DE COMBATE E PREVENÇÃO CONTRA INCÊNDIOS

TÍTULO:

REDE DE HIDRANTES E SUPORTES - OFICINA E PÁTIOS DE TRENS

DATA

01/12/17

CONF.

RICARDO

INDICADAS

DATA

ESC.


08/15

LOCALIZAÇÃO:

RUA MARTIN CARVAL, Nº 87, CENTRO, PUDIMANGUÁ-SP

ARQUIVO

EX-0815-01-R00

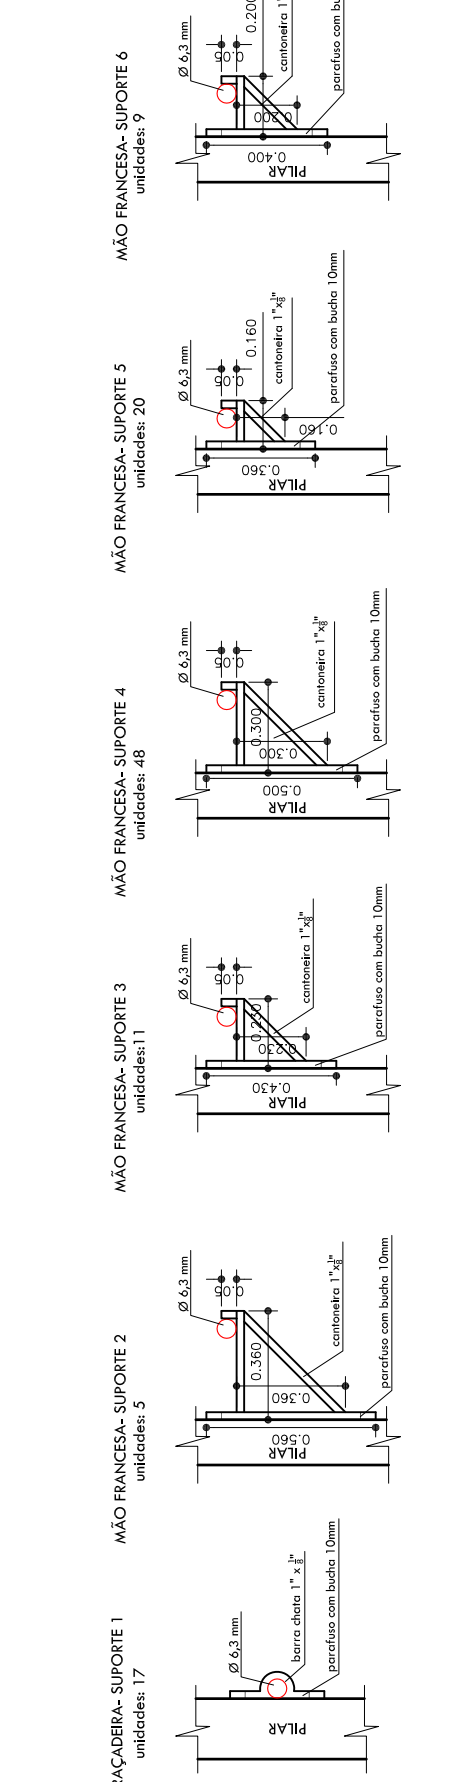

PLANTA OFICINA E PÁTIOS DE TRENS


ESCALA: 1:125

4


3

2

1

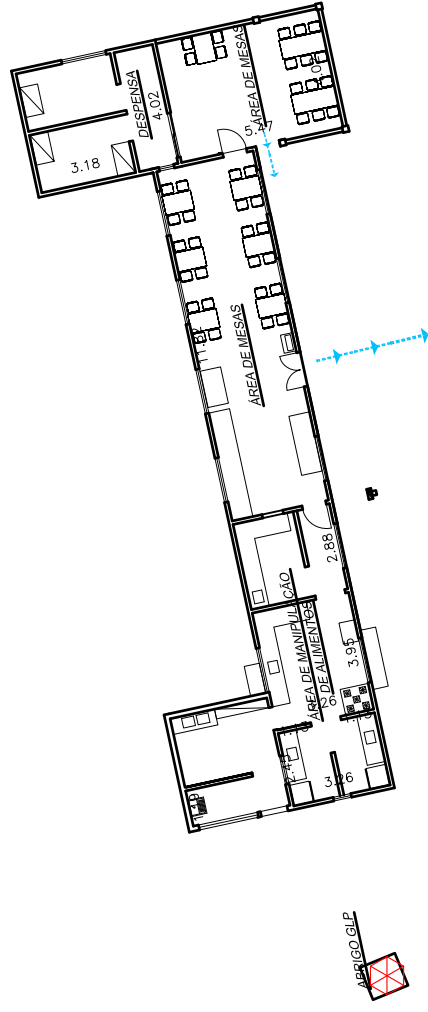


REFEITÓRIO

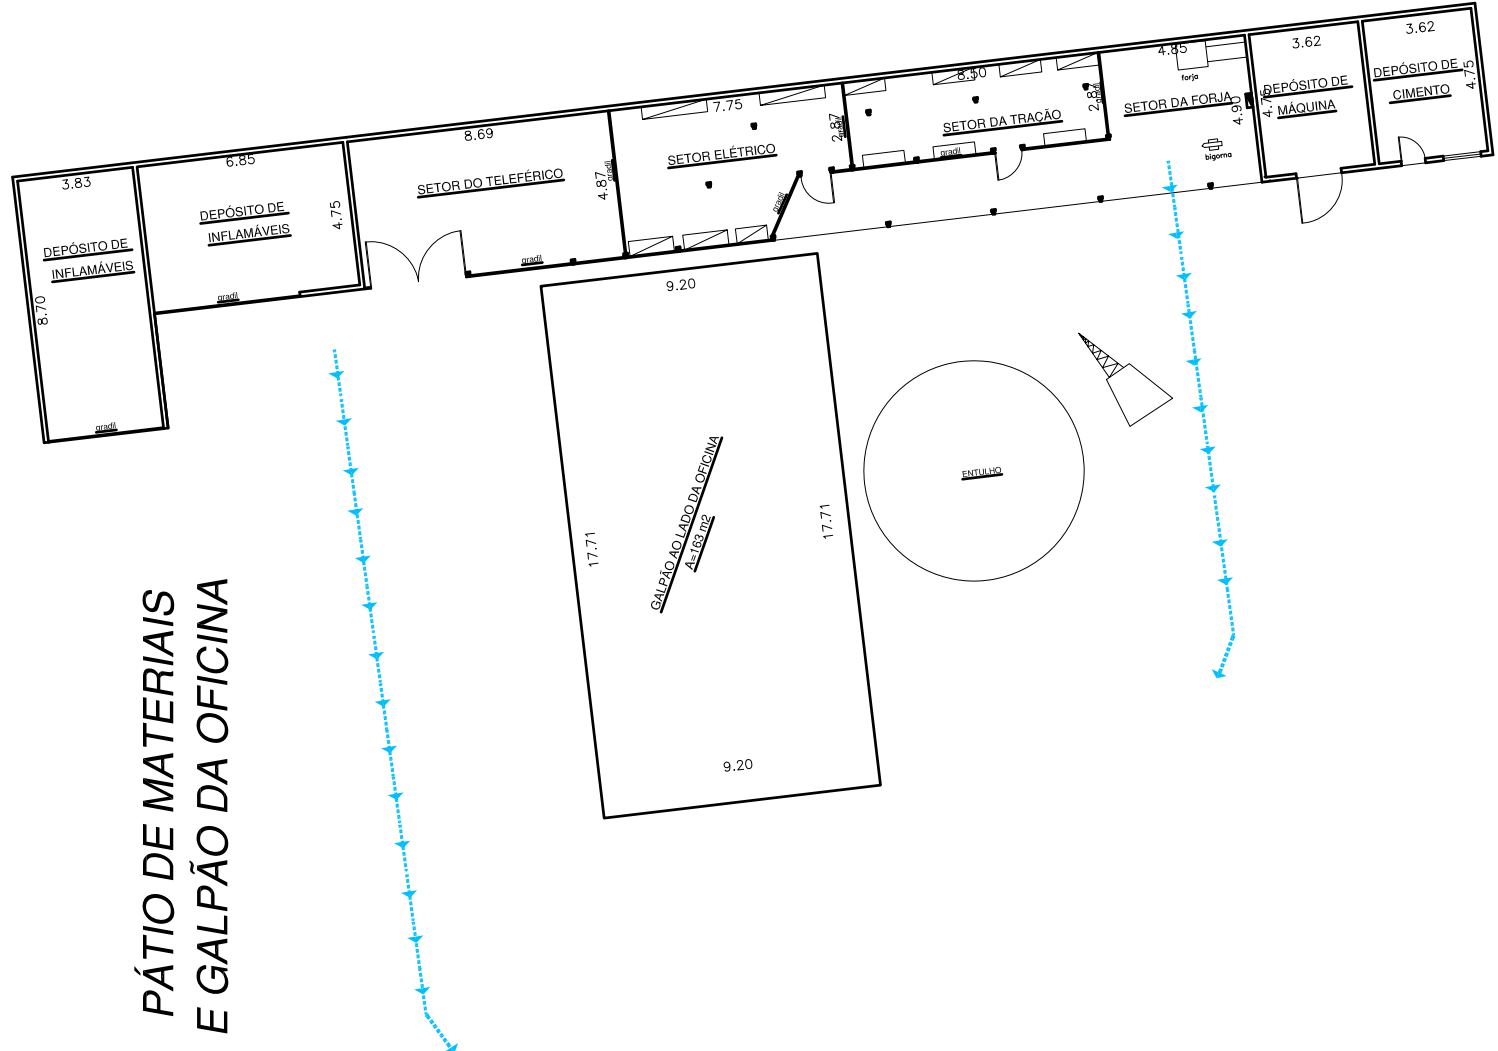

PÁTIO DE MATERIAIS
E GALPÃO DA OFICINA


B

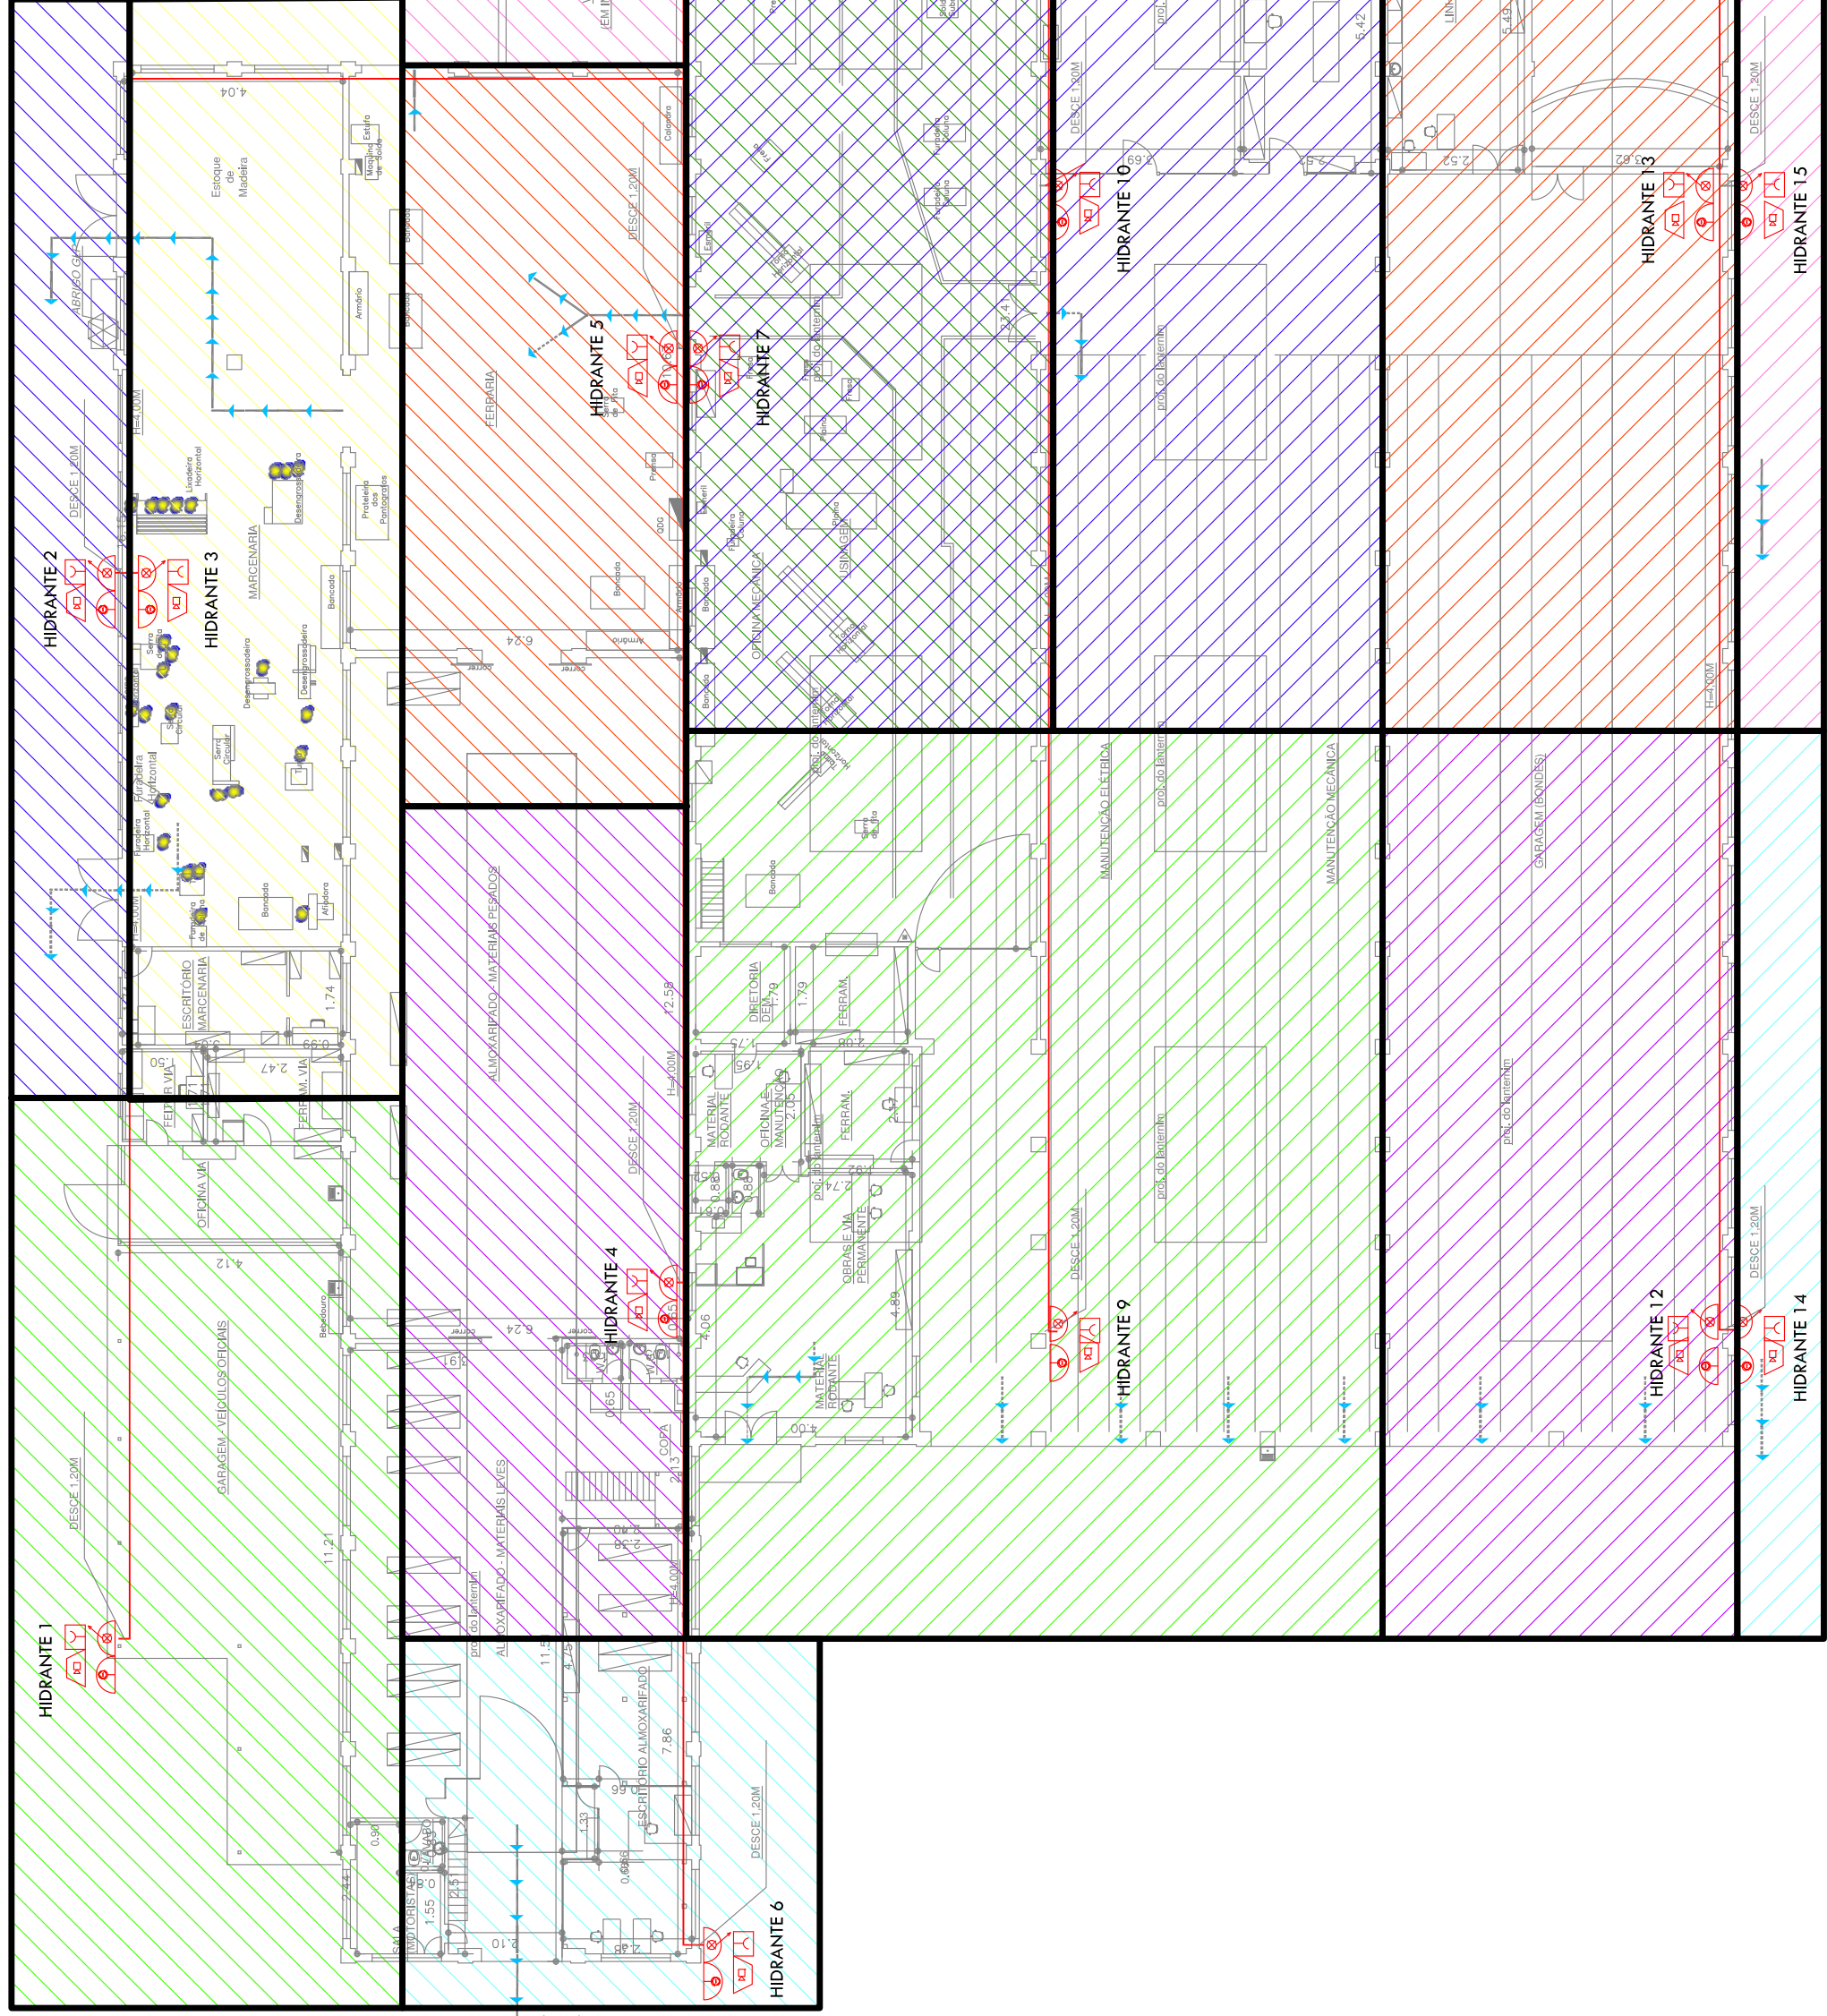

OFICINA E PATIOS DE TRENS

SALA CHEFE
DE OPERAÇÕES

A

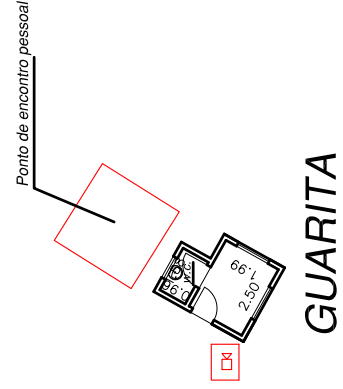


GUARITA

RUA MARTIN CABRAL

PLANTA DE RISCO
ESCALA: 1:250

ÁREA DE ABRANGÊNCIA DE HIDRANTES	
HIDRANTE 1	
HIDRANTE 2	
HIDRANTE 3	
HIDRANTE 4	
HIDRANTE 5	
HIDRANTE 6	
HIDRANTE 7	
HIDRANTE 8	
HIDRANTE 9	
HIDRANTE 10	
HIDRANTE 11	
HIDRANTE 12	
HIDRANTE 13	
HIDRANTE 14	
HIDRANTE 15	

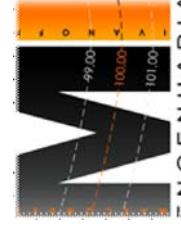

ENGENHARIA

CLIENTE:

RICARDO ELIAS FILHO

CAU - A95807-7

ARQUITETO:

RICARDO ELIAS FILHO

CAU - A95807-7

PROJETO DE RISCO

PREVENÇÃO CONTRA INCÊNDIOS

DESPROJ.

GABRIELA

CONF.

RICARDO

INDICADAS

INDICADAS

DATA

01/12/17

VISTO

DATA

ESC.

INDICADAS

LOCALIZAÇÃO:

RUA MARTIN CABRAL, Nº 87, CENTRO, FIDAMONHANGABA-SP

ARQUIVO

EX-BOMB-01-R00

FOLHA:

10/15

5


4

3



2

1


A

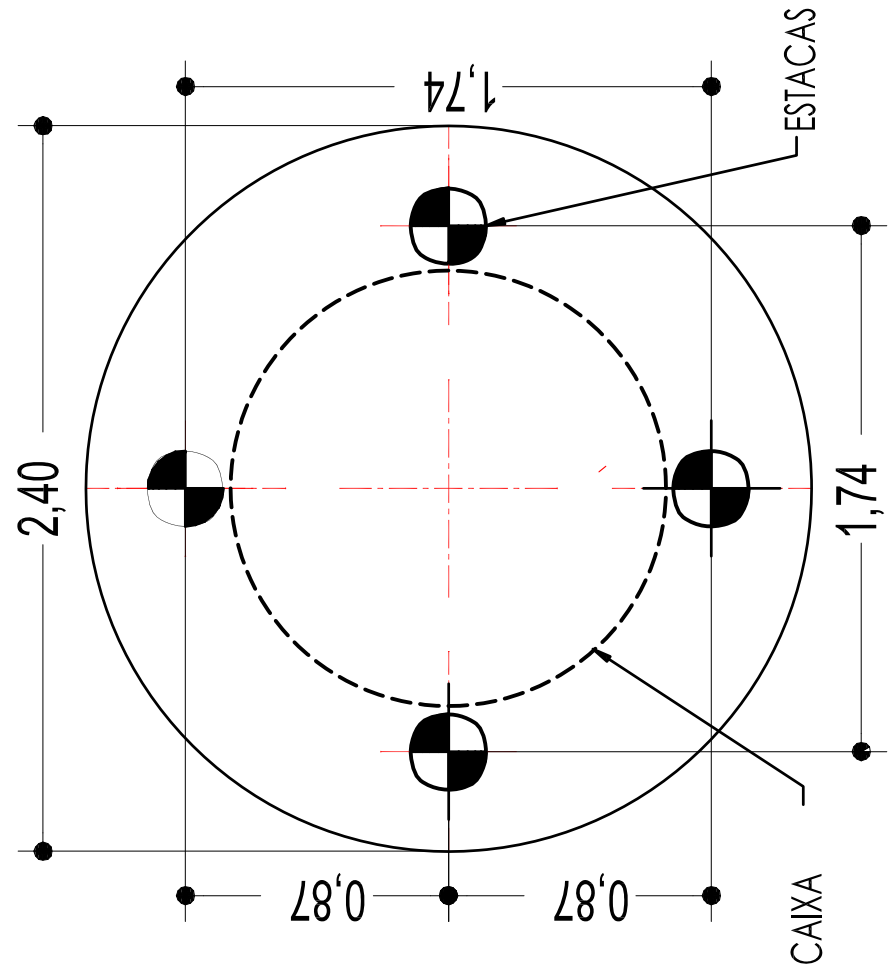


PLANTA DE FORMA
ESC. 1:25

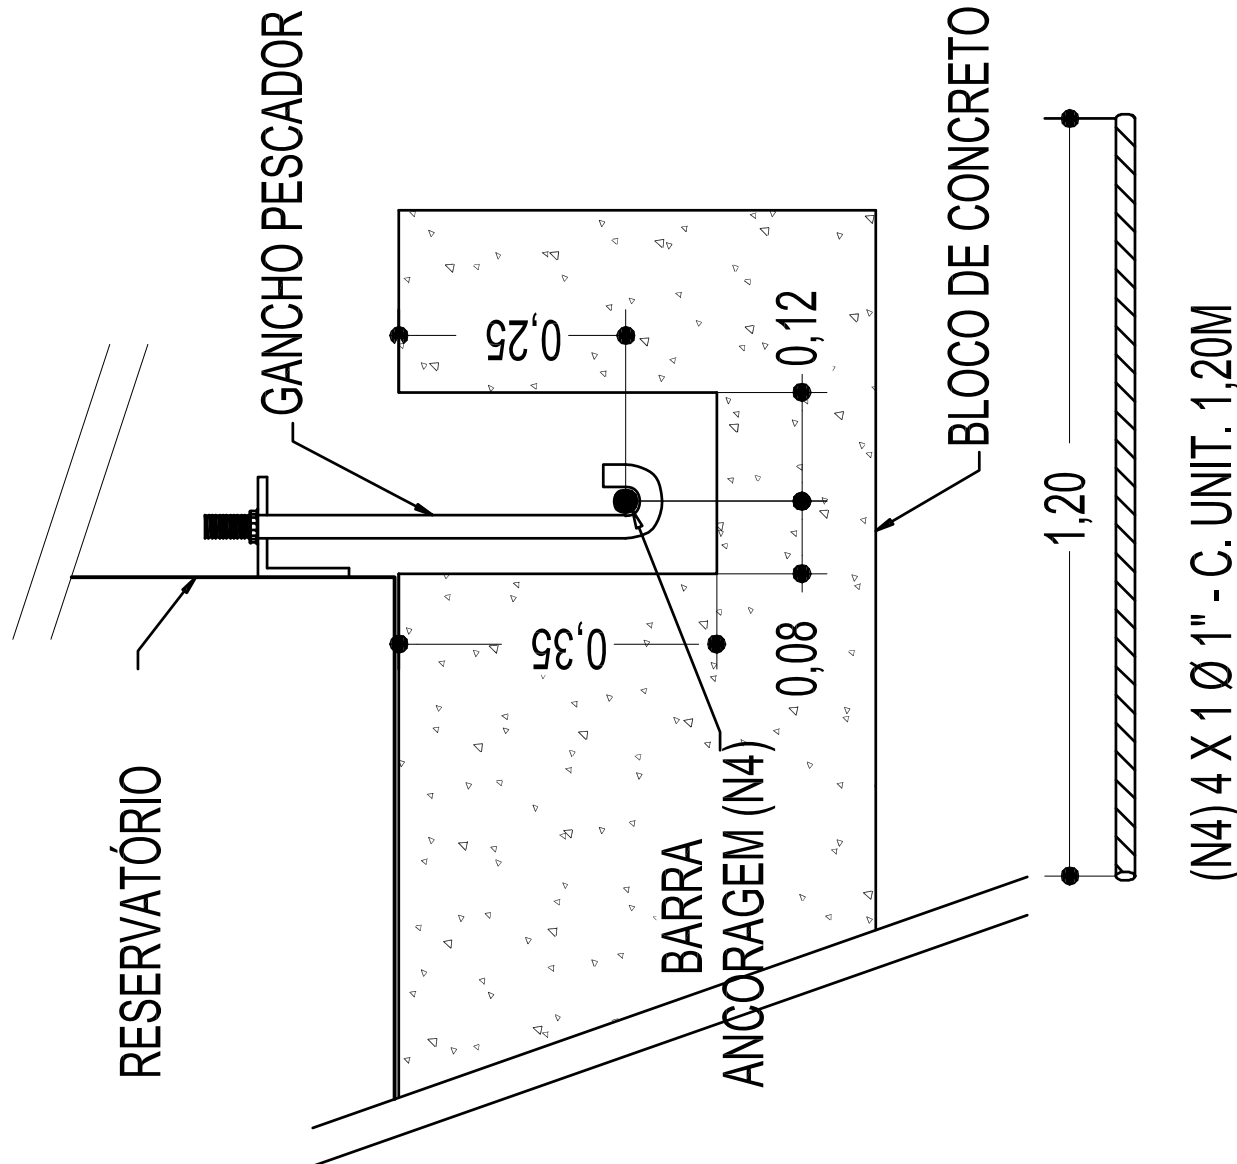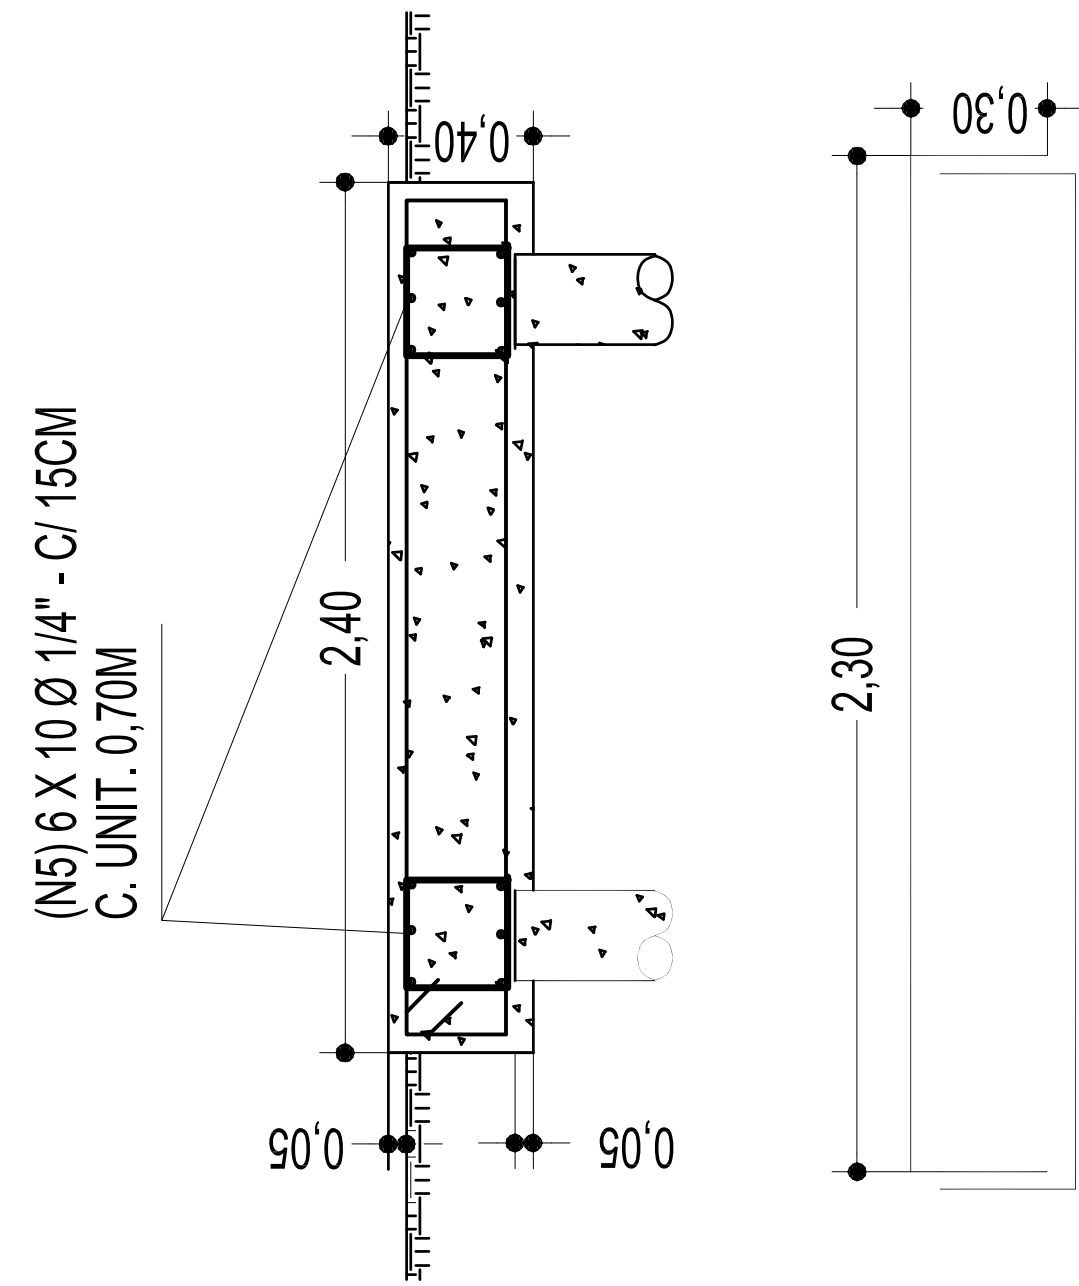

DETALHE DA FERRAGEM - CORTE AA
ESC. 1:25

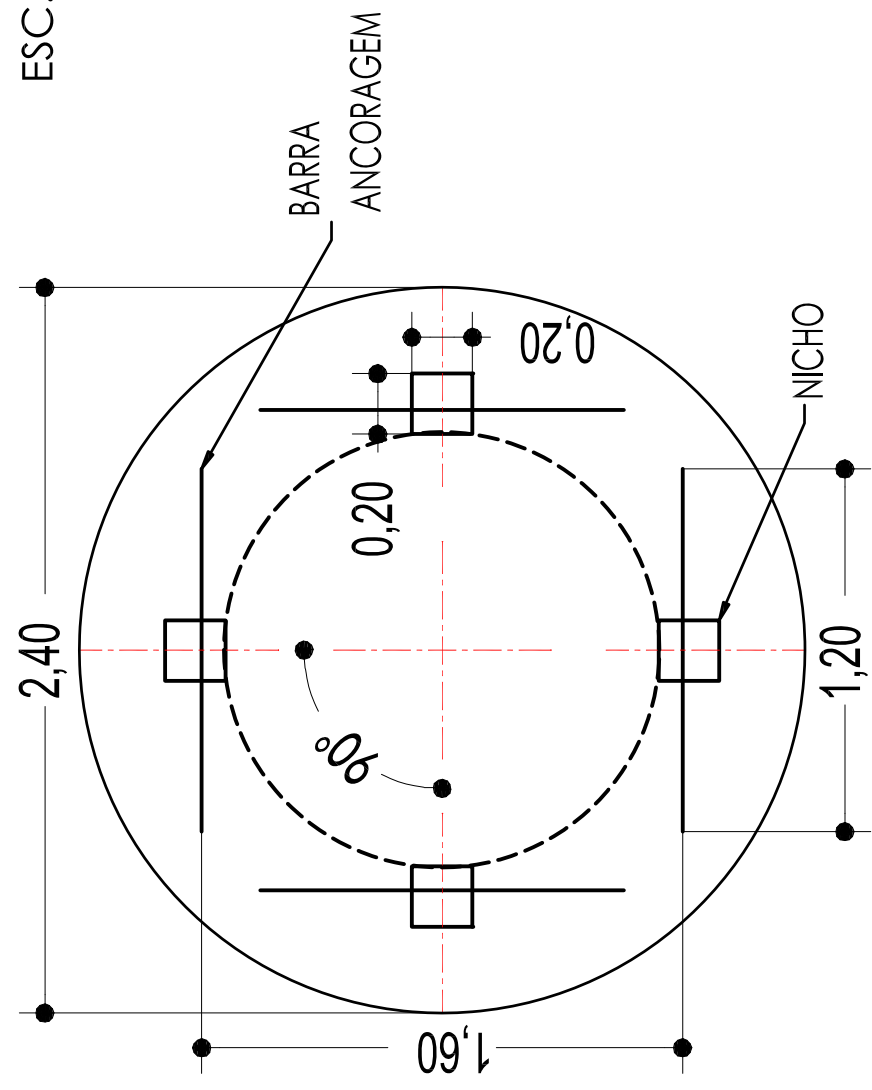


PLANTA LOCAÇÃO DOS CHUMBADORES
ESC. 1:25

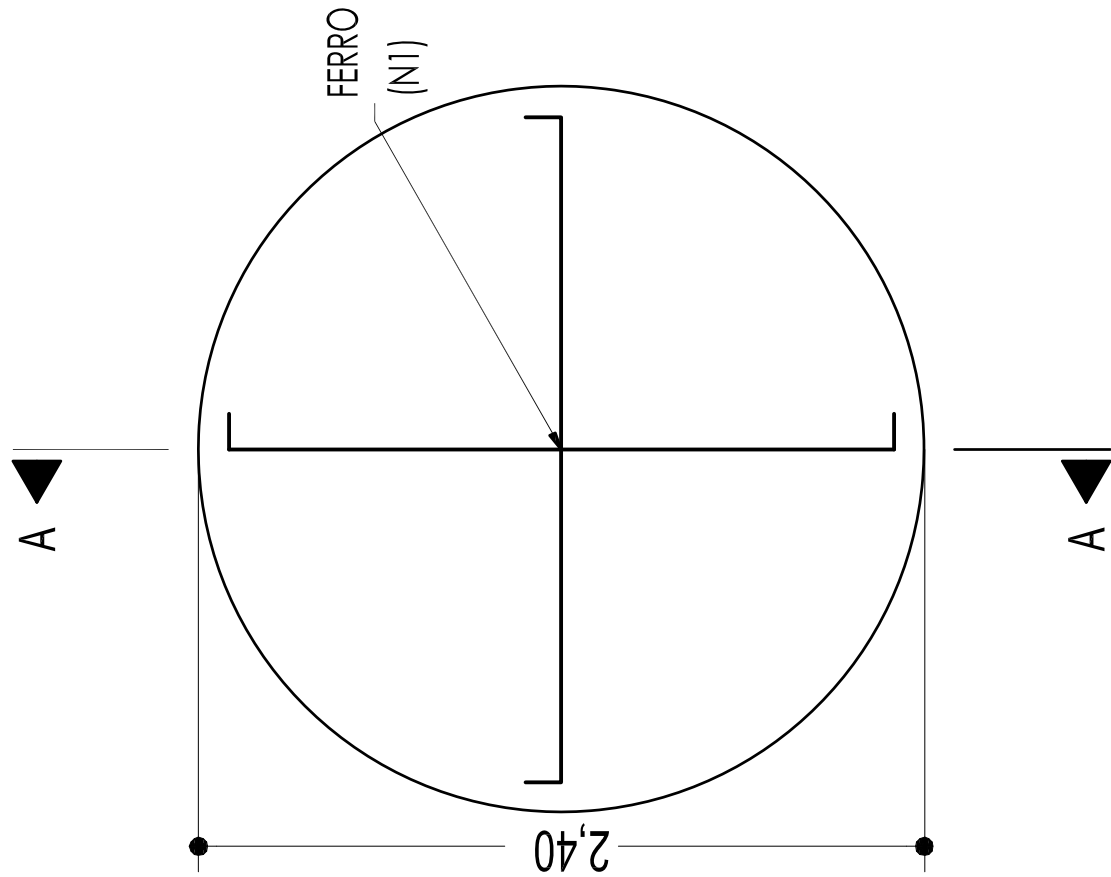


PLANTA DE FERRAGEM
ESC. 1:25


DETALHE DA ANCORAGEM
ESC. 1:25

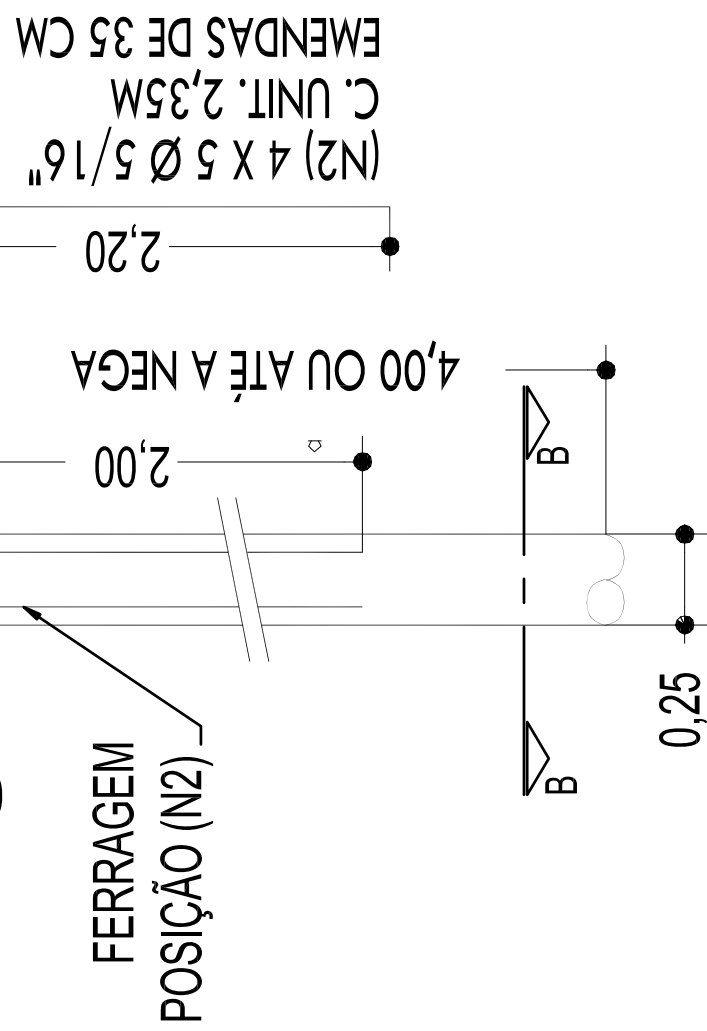

CORTE ESQUEMÁTICO DAS ESTACAS
ESC. 1:25

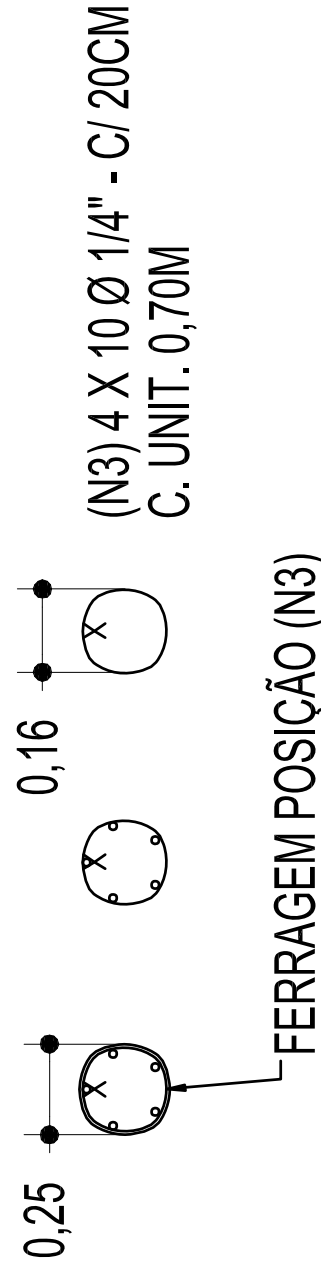


DETALHE DE ARMAÇÃO DAS ESTACAS
ESC. 1:25

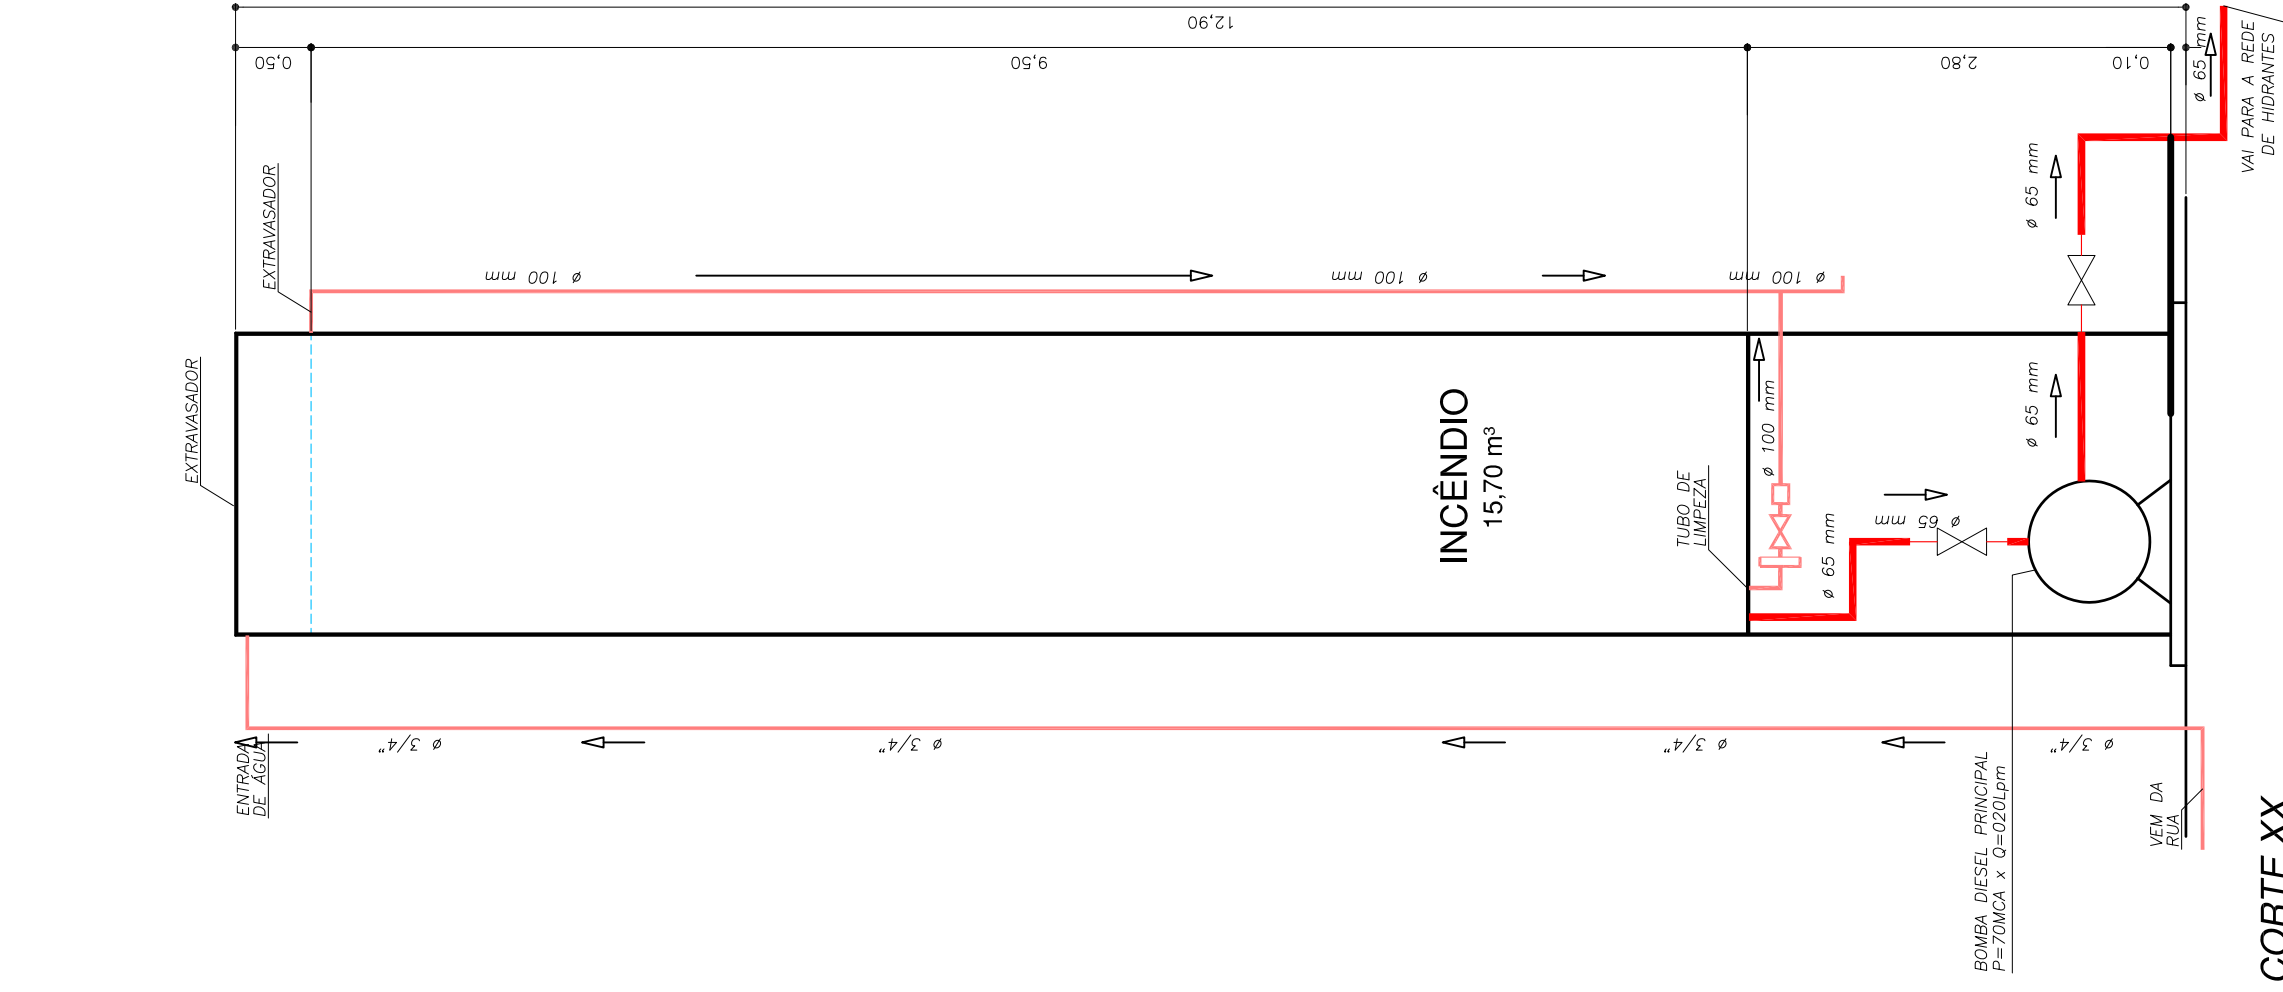

CORTE XX
RESERVATÓRIO DE ÁGUA
ESCALA 1:50

ELEVAÇÃO
RESERVATÓRIO DE ÁGUA
ESCALA 1:50

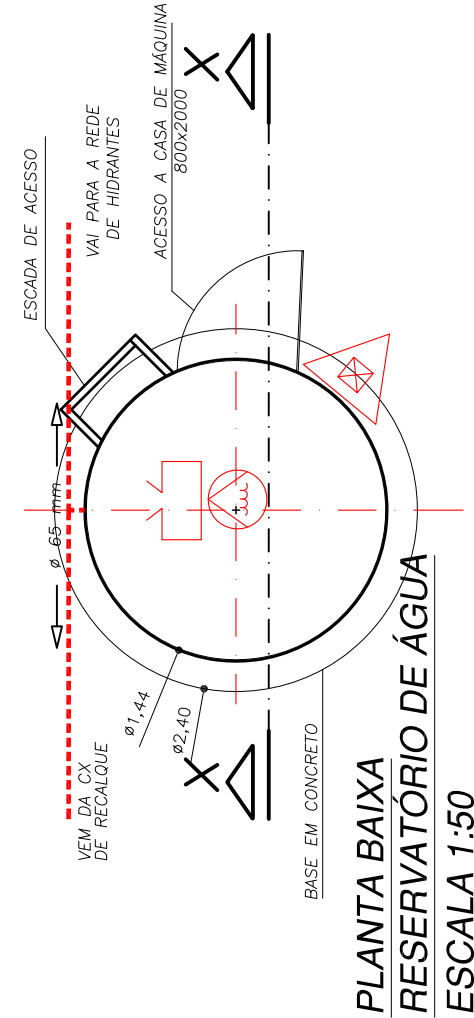

PLANTA BAIXA
RESERVATÓRIO DE ÁGUA
ESCALA 1:50


NOTAS:

- 1 - CONCRETO - 25 MPa;
- 2 - VOLUME DE CONCRETO - 2,50M³;
- 3 - ESTACAS STRAUSS, Ø 25cm;
- 4 - ESTE PROJETO PODERÁ VARIAR DE ACORDO COM A QUALIDADE DO SOLO;


LISTA DE MATERIAIS

- 1 - CIMENTO: 18 SACOS
- 2 - AREIA: 139 LATAS
- 3 - PEDRA: 139 LATAS


LISTA DE AÇO				
AÇO	POSICÃO	BITOLA	QUANT.	COMPRIMENTO
				UNITÁRIO TOTAL
CA 50 A	(N1)	3/8"	60	VARIÁVEL 13 BR
CA 50 A	(N2)	5/16"	20	2,35 m 4 BR
CA 50 A	(N3)	1/4"	40	0,70 m 17 BR
CA 50 A	(N4)	1"	4	3,50 m 3,5 BR
CA 50 A	(N5)	1"	6	3,50 m 3,5 BR

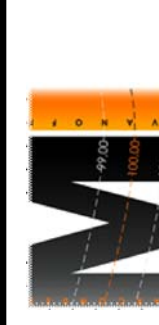

RICARDO ELIAS FILHO
CAU - A95807-7

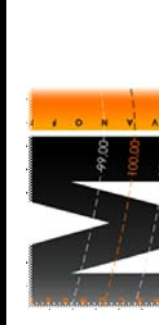

RICARDO ELIAS FILHO
CAU - A95807-7

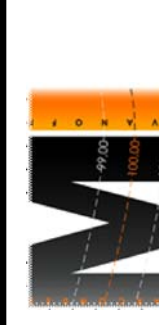

RICARDO ELIAS FILHO
CAU - A95807-7

CLIENTE: **SUPERMERCADO ESTATAS**
TRANSPORTES METROPOLITANOS
ESTRADA DE FERRO CAMPOS DO JORDÃO
REVELADO: ESTE DOCUMENTO É DE PROPRIEDADE DO CLIENTE. É CONFIDENCIAL E NÃO PODE SER REPRODUZIDO, COPIADO, REVEADO, TRANSMITIDO TOTAL OU PARCIALMENTE, SEM UTILIZAÇÃO PARA FINS TERCEIROS, SEM PERMISSÃO POR ESCRITO DO CLIENTE.

ARQUITETO: **RICARDO ELIAS FILHO**
CAU - A95807-7

PROJETO EXECUTIVO - SISTEMA DE COMBATE E PREVENÇÃO CONTRA INCÊNDIOS

PLANTAS, CORTES E DETALHES ESTRUTURAIS DE CONCRETO

BASE DO RESERVATÓRIO ELEVADO

DESIGN: **RICARDO**

DATA: **01/12/17**


CONF: **RICARDO**

INDICADAS: **INDICADAS**


LOCALIZAÇÃO: **RUA MARTIN CABRAL, Nº 87, CENTRO, PIDMONHANGABA-S/P**

ARQUIVO: **EX-BOMB-01-R00**

FOLHA: **11/15**

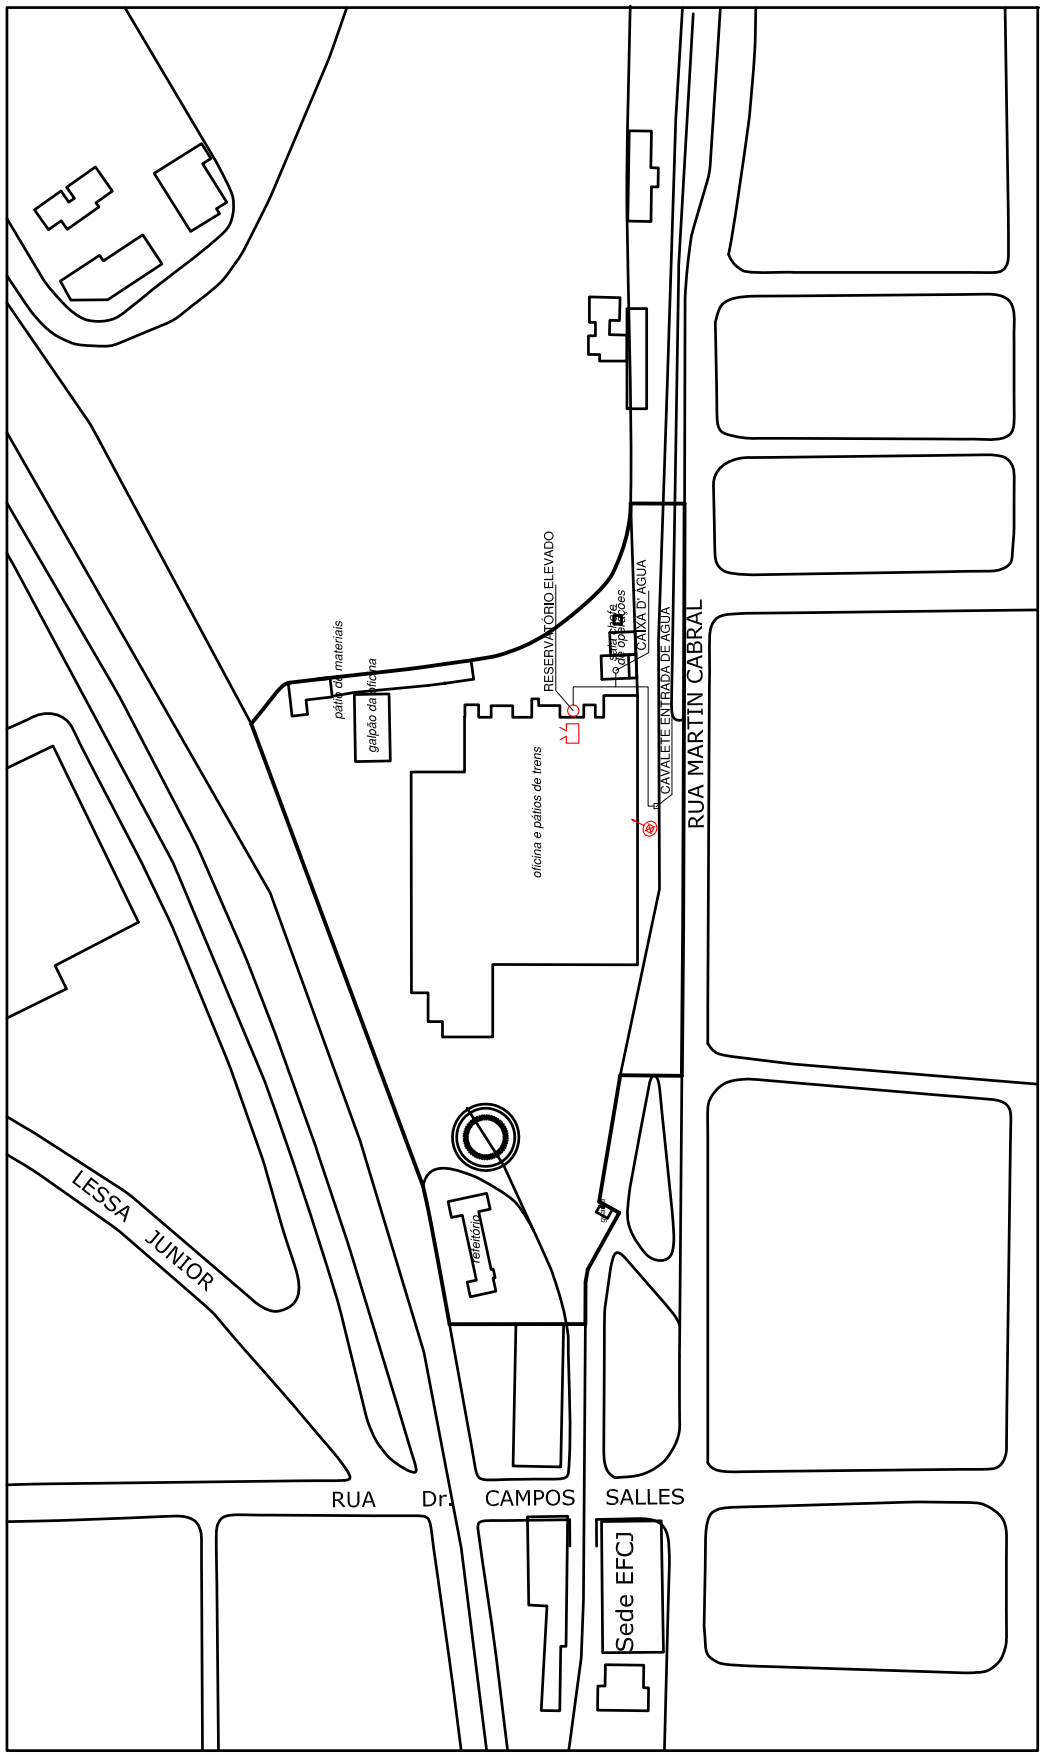


IMPLANTAÇÃO DE RISCO
ESCALA: 1:2000

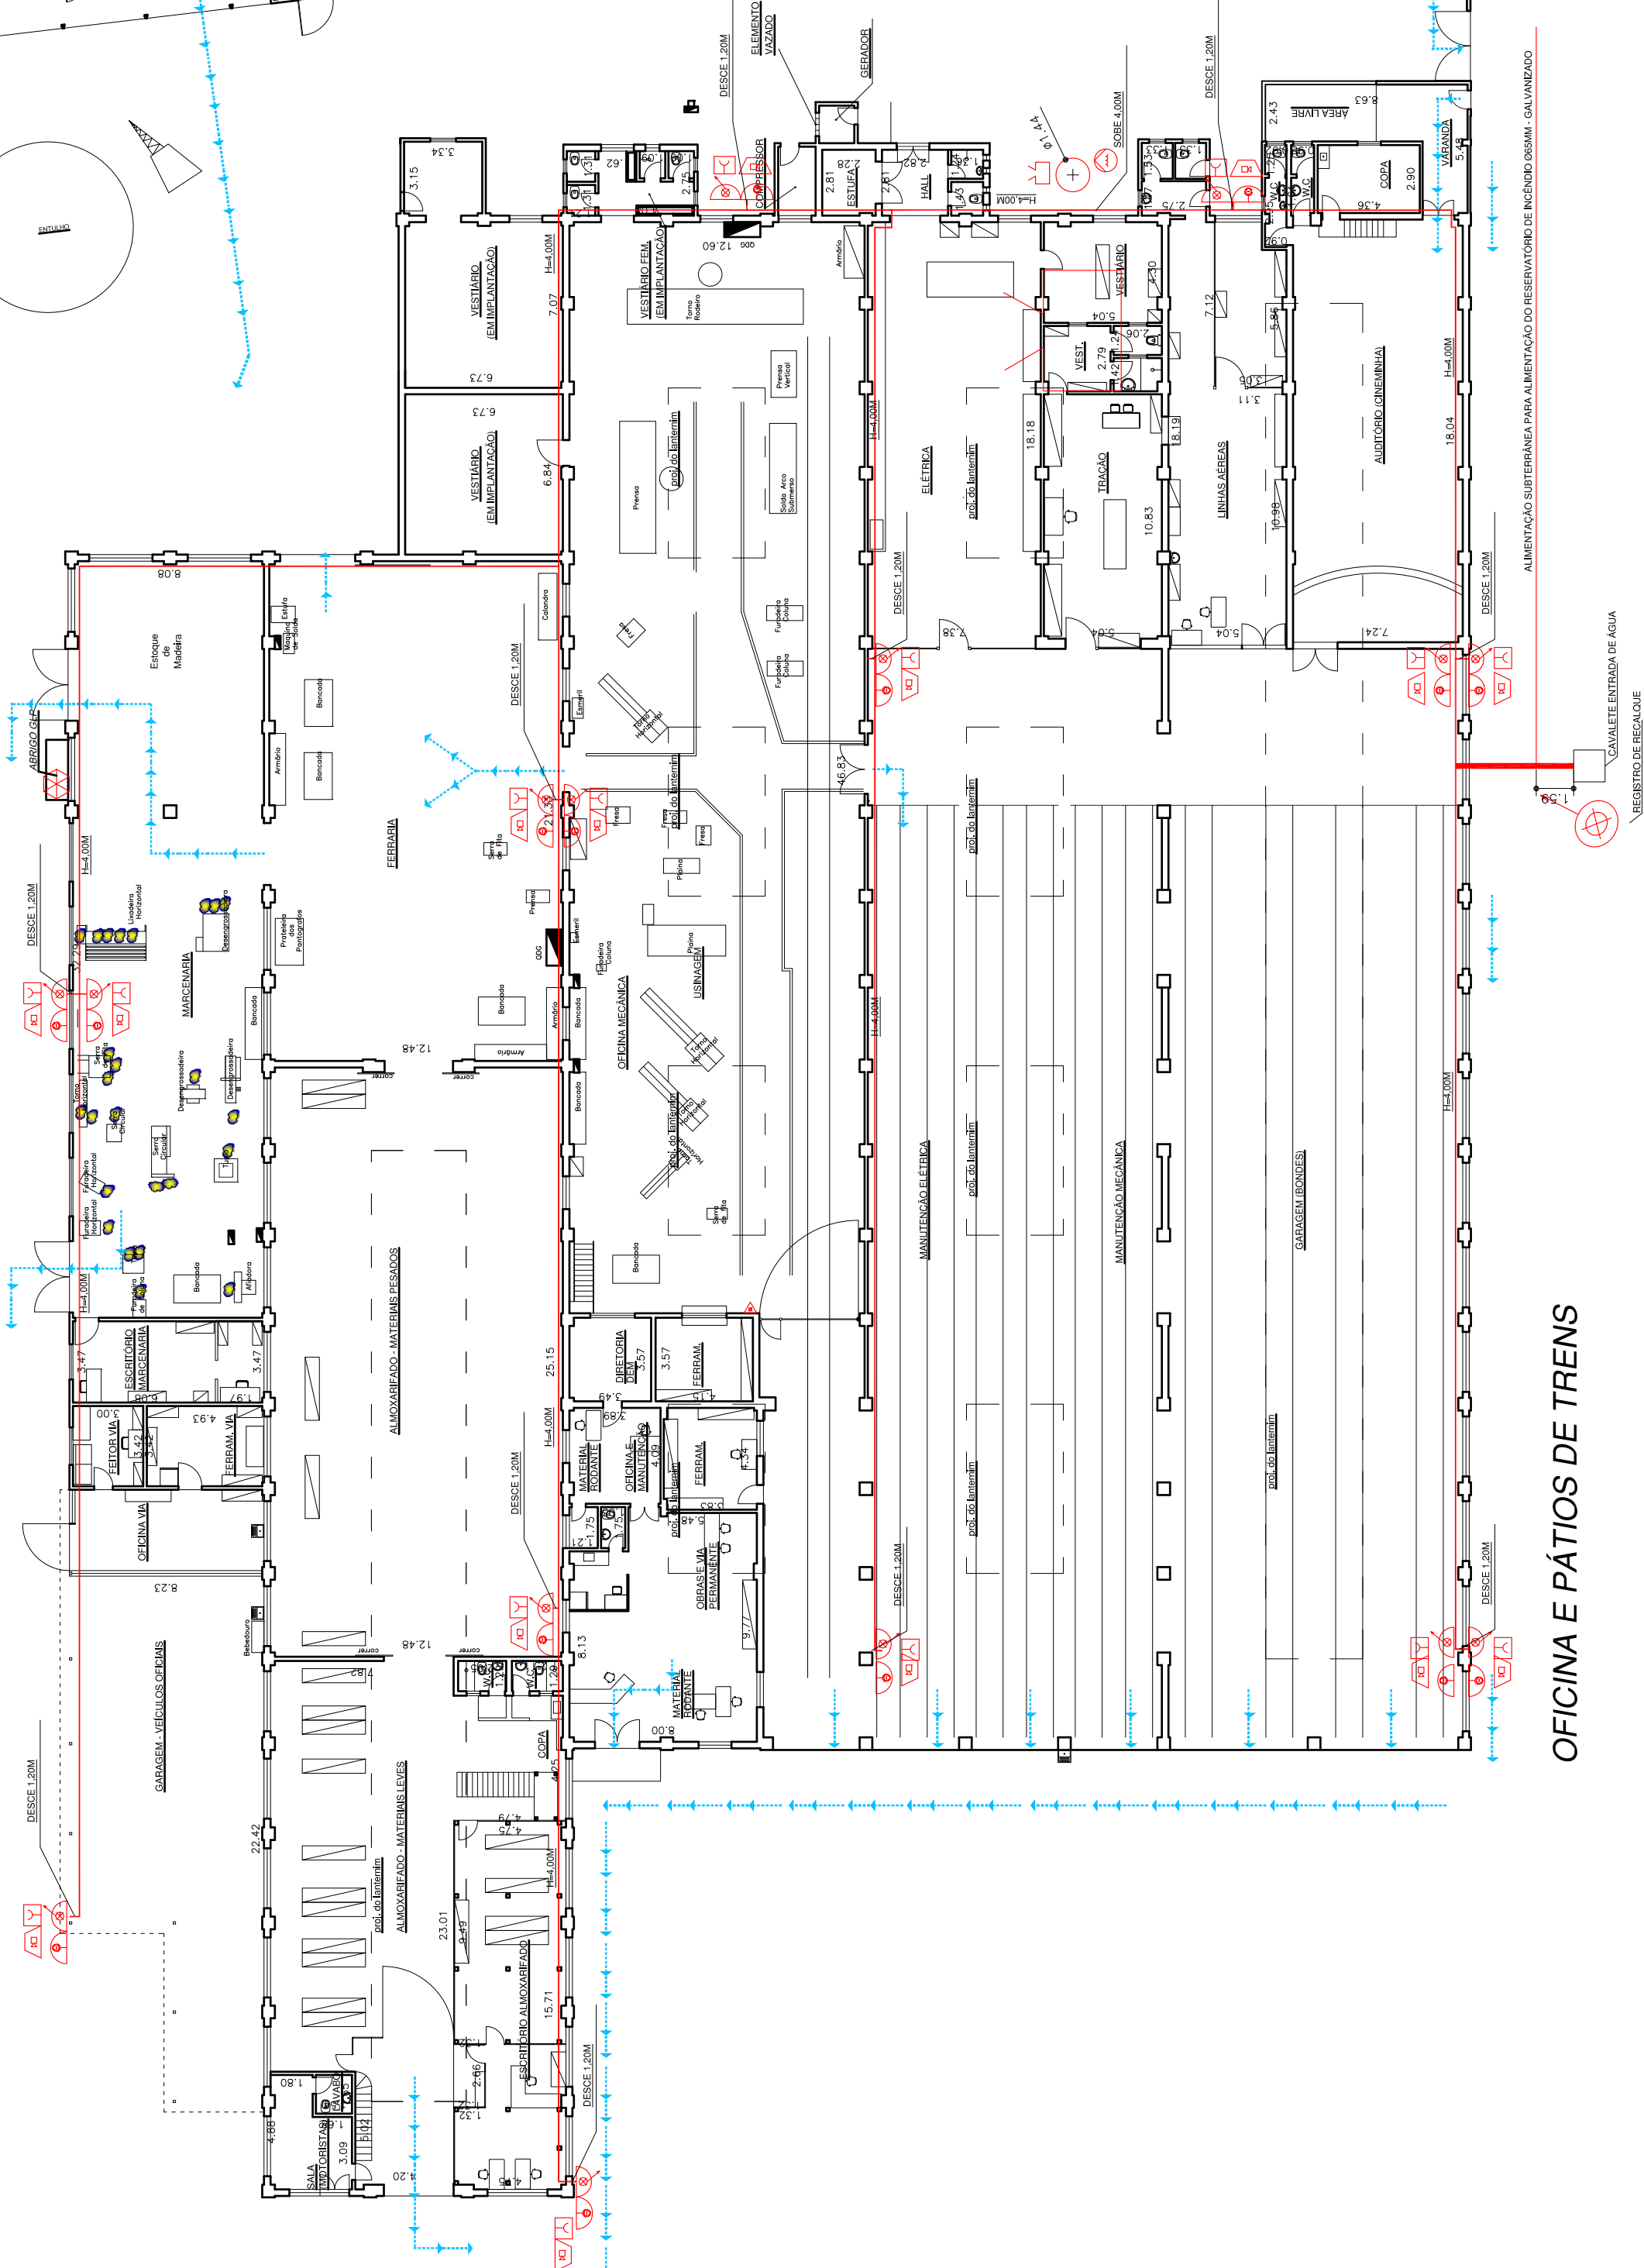

OFICINA E PÁTIOS DE TRENS

SALA CHIEFE
DE OPERAÇÕES

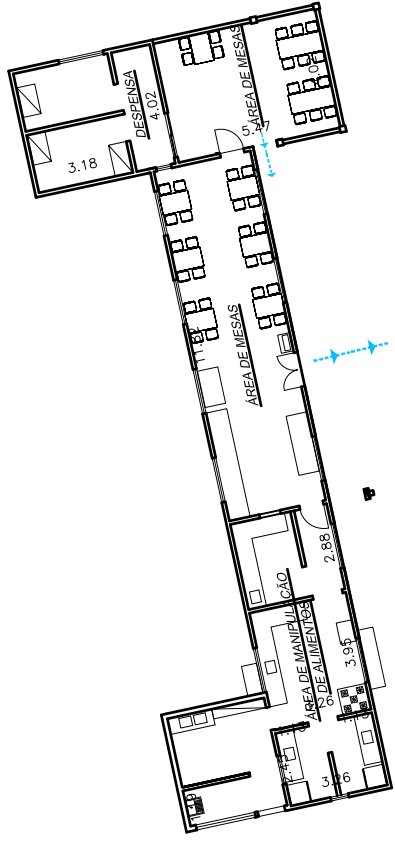

REFEITÓRIO

Ponto de encontro pessoal

GUARITA

RUA MARTIN CABRAL

PLANTA DE RISCO
ESCALA: 1:250

CLIENTE: SOCIEDADE DE SERVIÇOS DE TRANSPORTES METROPOLITANOS ESTRADEIRA DE FERRO CAMPOS DO JORDÃO CAU - A95807-7 ARQUITETO: RICARDO ELIAS FILHO		ENGENHARIA PROJETO EXECUTIVO - SISTEMA DE COMBATE E PREVENÇÃO CONTRA INCÊNDIOS		DESIGN/PROJ. GABRIELA DATA 01/12/17		CONF. RICARDO DATA 12/20		ESQ. 12/20 DATA	
				VISTO					